


PLANTA BAJA TANATORIO
E_1/50

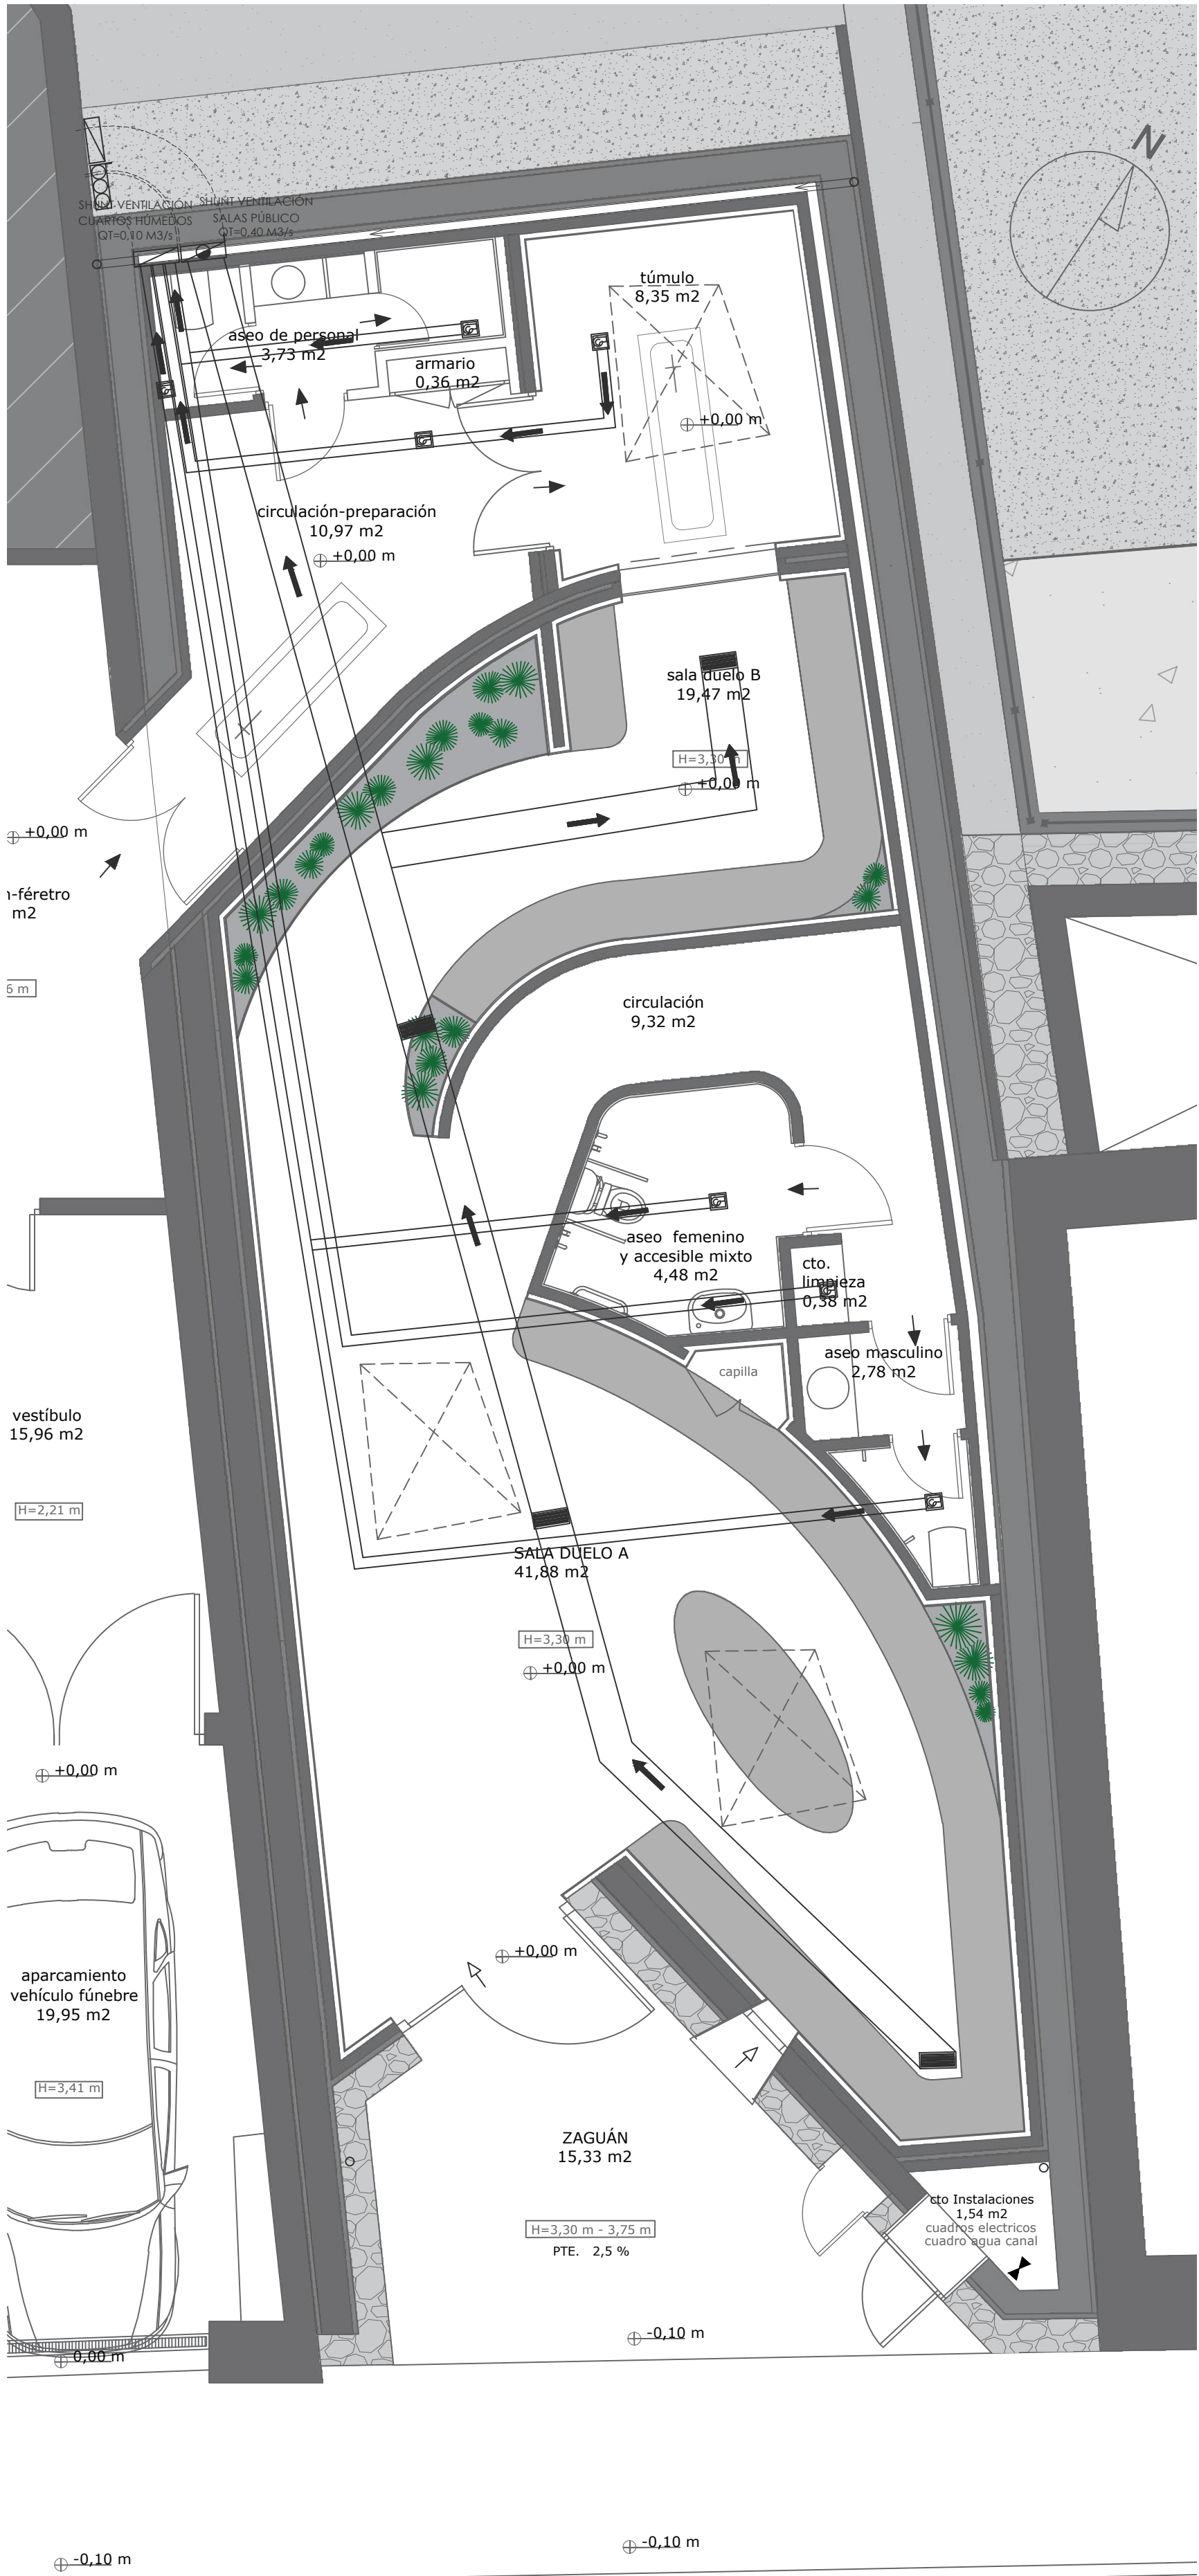

PLANTA CUBIERTA TANATORIO
E_1/50



PLANO	ESCALA GRÁFICA	OBSERVACIONES	PROYECTO BÁSICO Y EJECUCIÓN DE TANATORIO SUPRAMUNICIPAL EN MONTEJO DE LA SIERRA		ENERO 2024															
105	<div>ESCALA: 1:50</div> <div><div></div><div>0123M</div></div>	<table><tr><td></td><td>REJILLA DE EXTRACCIÓN DE VENTILACIÓN</td><td></td><td>ABERTURA DE ADMISIÓN</td></tr><tr><td></td><td>REJILLA DE EXTRACCIÓN DE VENTILACIÓN FORZADA</td><td></td><td>ABERTURA DE EXTRACCIÓN</td></tr><tr><td></td><td>TUBERÍA DE EXTRACCIÓN POR FALSO TECHO</td><td></td><td>SHUNT VENTILACIÓN Y EXTRACCIÓN MECÁNICA</td></tr><tr><td></td><td>SENTIDO DE EVACUACIÓN</td><td></td><td>SHUNT VENTILACIÓN</td></tr></table>		REJILLA DE EXTRACCIÓN DE VENTILACIÓN		ABERTURA DE ADMISIÓN		REJILLA DE EXTRACCIÓN DE VENTILACIÓN FORZADA		ABERTURA DE EXTRACCIÓN		TUBERÍA DE EXTRACCIÓN POR FALSO TECHO		SHUNT VENTILACIÓN Y EXTRACCIÓN MECÁNICA		SENTIDO DE EVACUACIÓN		SHUNT VENTILACIÓN	ACTUACIÓN SUPRAMUNICIPAL PIR 2016-2019	
				REJILLA DE EXTRACCIÓN DE VENTILACIÓN		ABERTURA DE ADMISIÓN														
	REJILLA DE EXTRACCIÓN DE VENTILACIÓN FORZADA		ABERTURA DE EXTRACCIÓN																	
	TUBERÍA DE EXTRACCIÓN POR FALSO TECHO		SHUNT VENTILACIÓN Y EXTRACCIÓN MECÁNICA																	
	SENTIDO DE EVACUACIÓN		SHUNT VENTILACIÓN																	
			PROMOTOR:	PLANIFICA MADRID, PROYECTOS Y OBRAS, M.P, S.A.																
			PLANO:	INSTALACIONES : VENTILACIÓN FORZADA	ESCALA E 1:50															
			AUTOR DEL PROYECTO: ALBERTO DE FRUTOS SANZ Nº DE COLEGIADO 14841 COAM																	
			DE FRUTOS SANZ ALBERTO 0291011X																	
			PROYECTO BÁSICO Y EJECUCIÓN DE TANATORIO SUPRAMUNICIPAL EN MONTEJO DE LA SIERRA 2024-01-19 11:00:00																	
					PLANO 105 INSTALACIONES : VENTILACIÓN FORZADA															

