



PLANTA PRIMERA

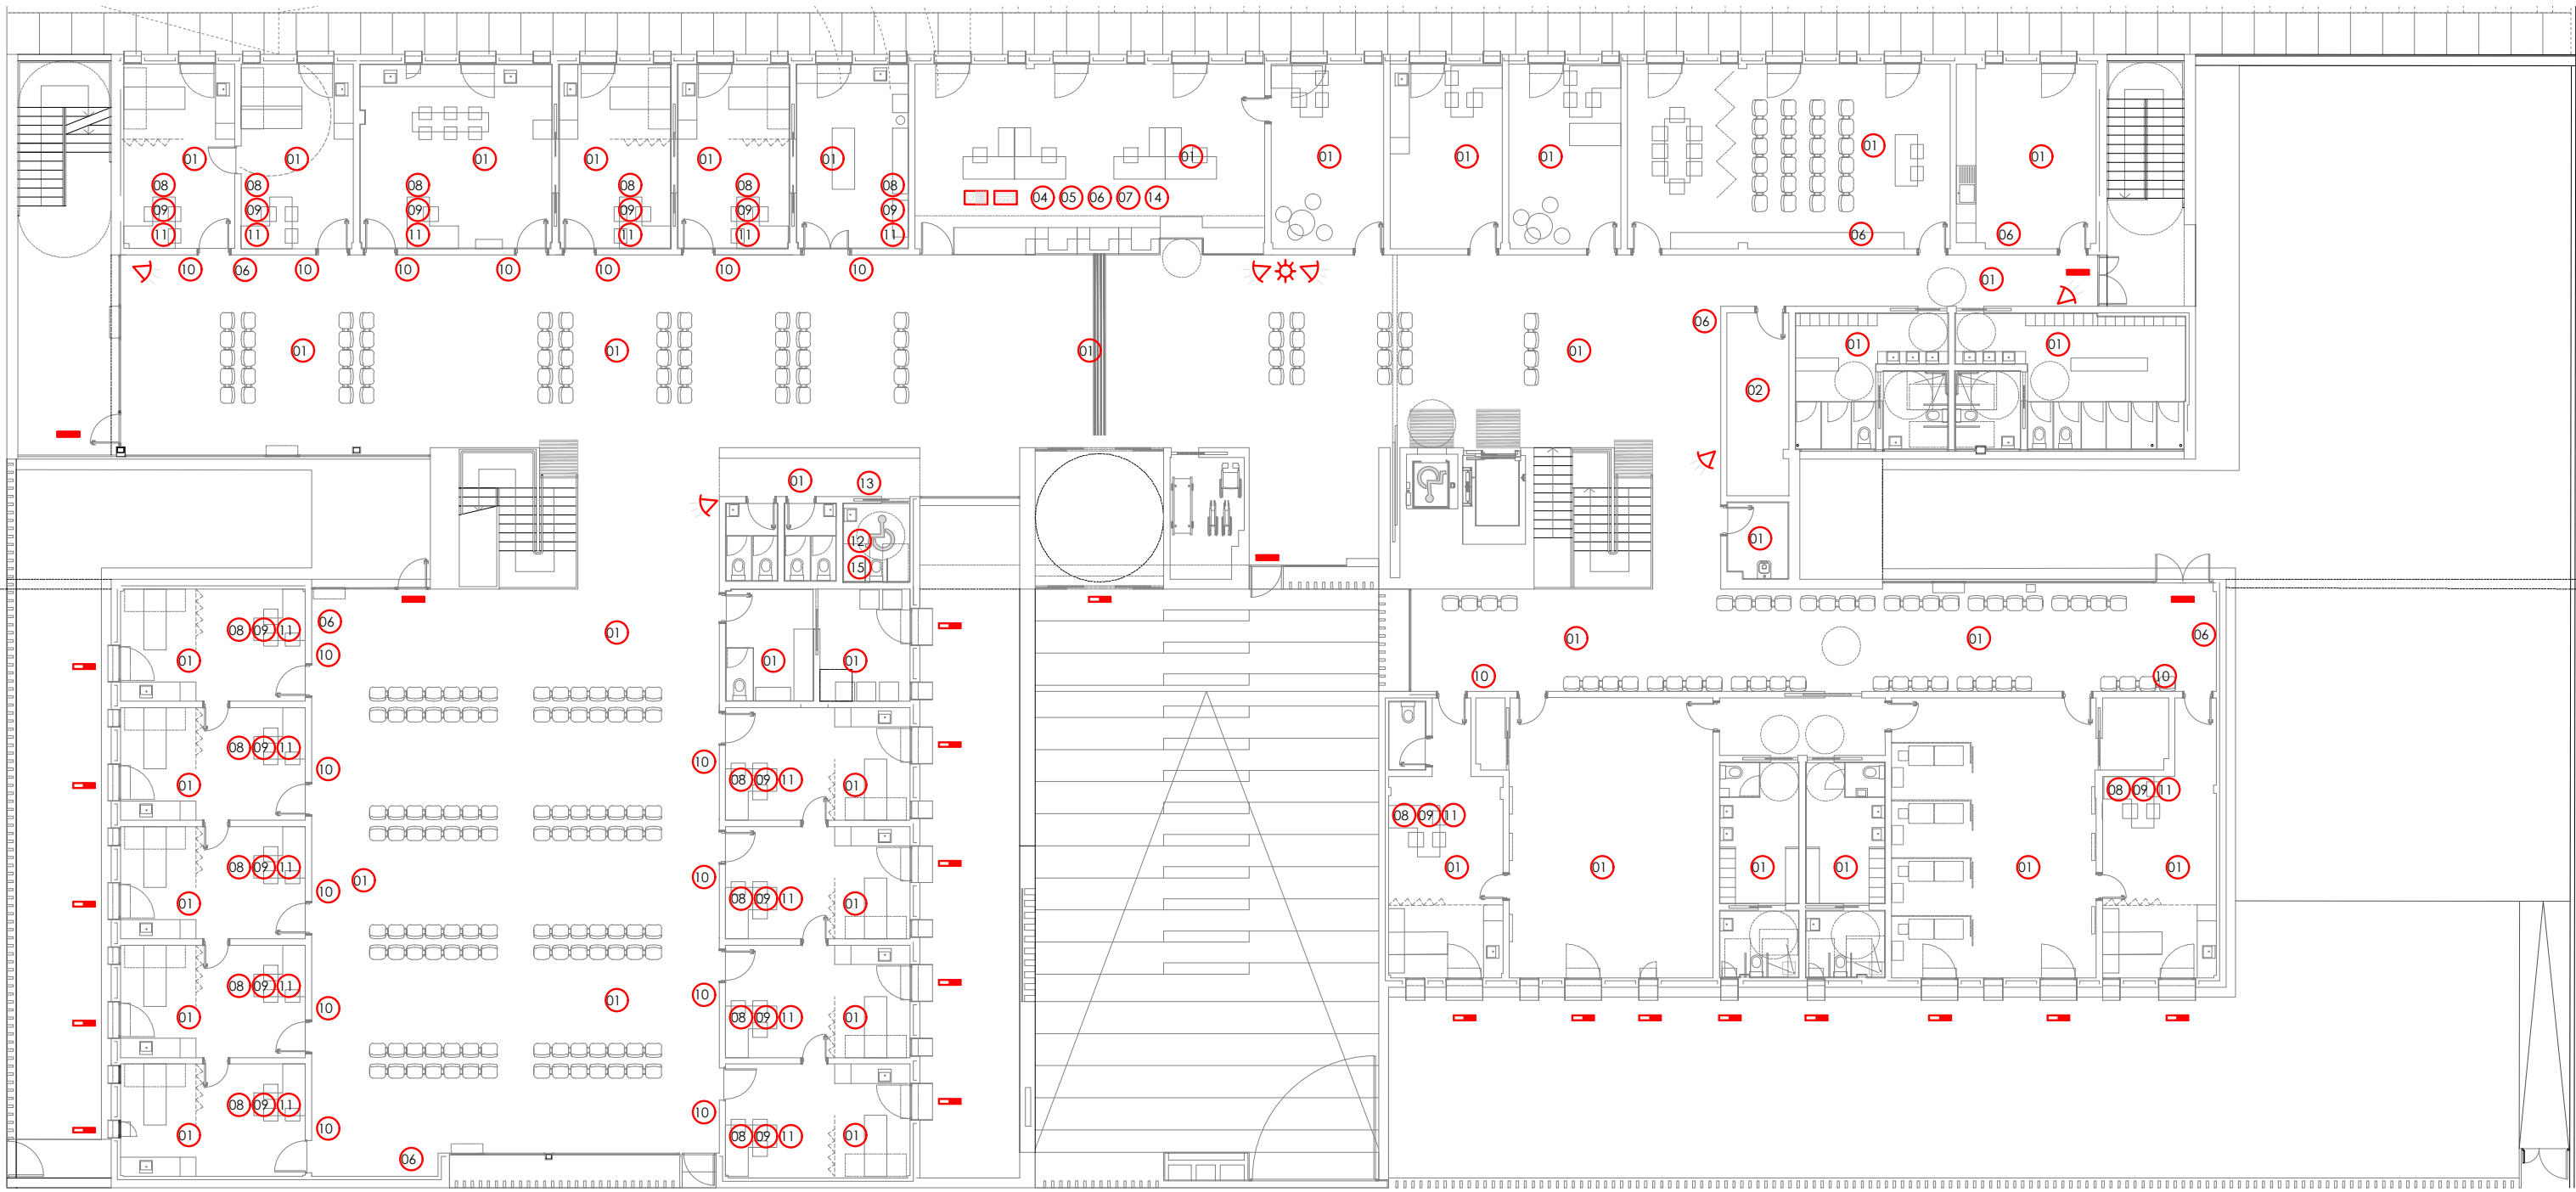

PLANTA BAJA

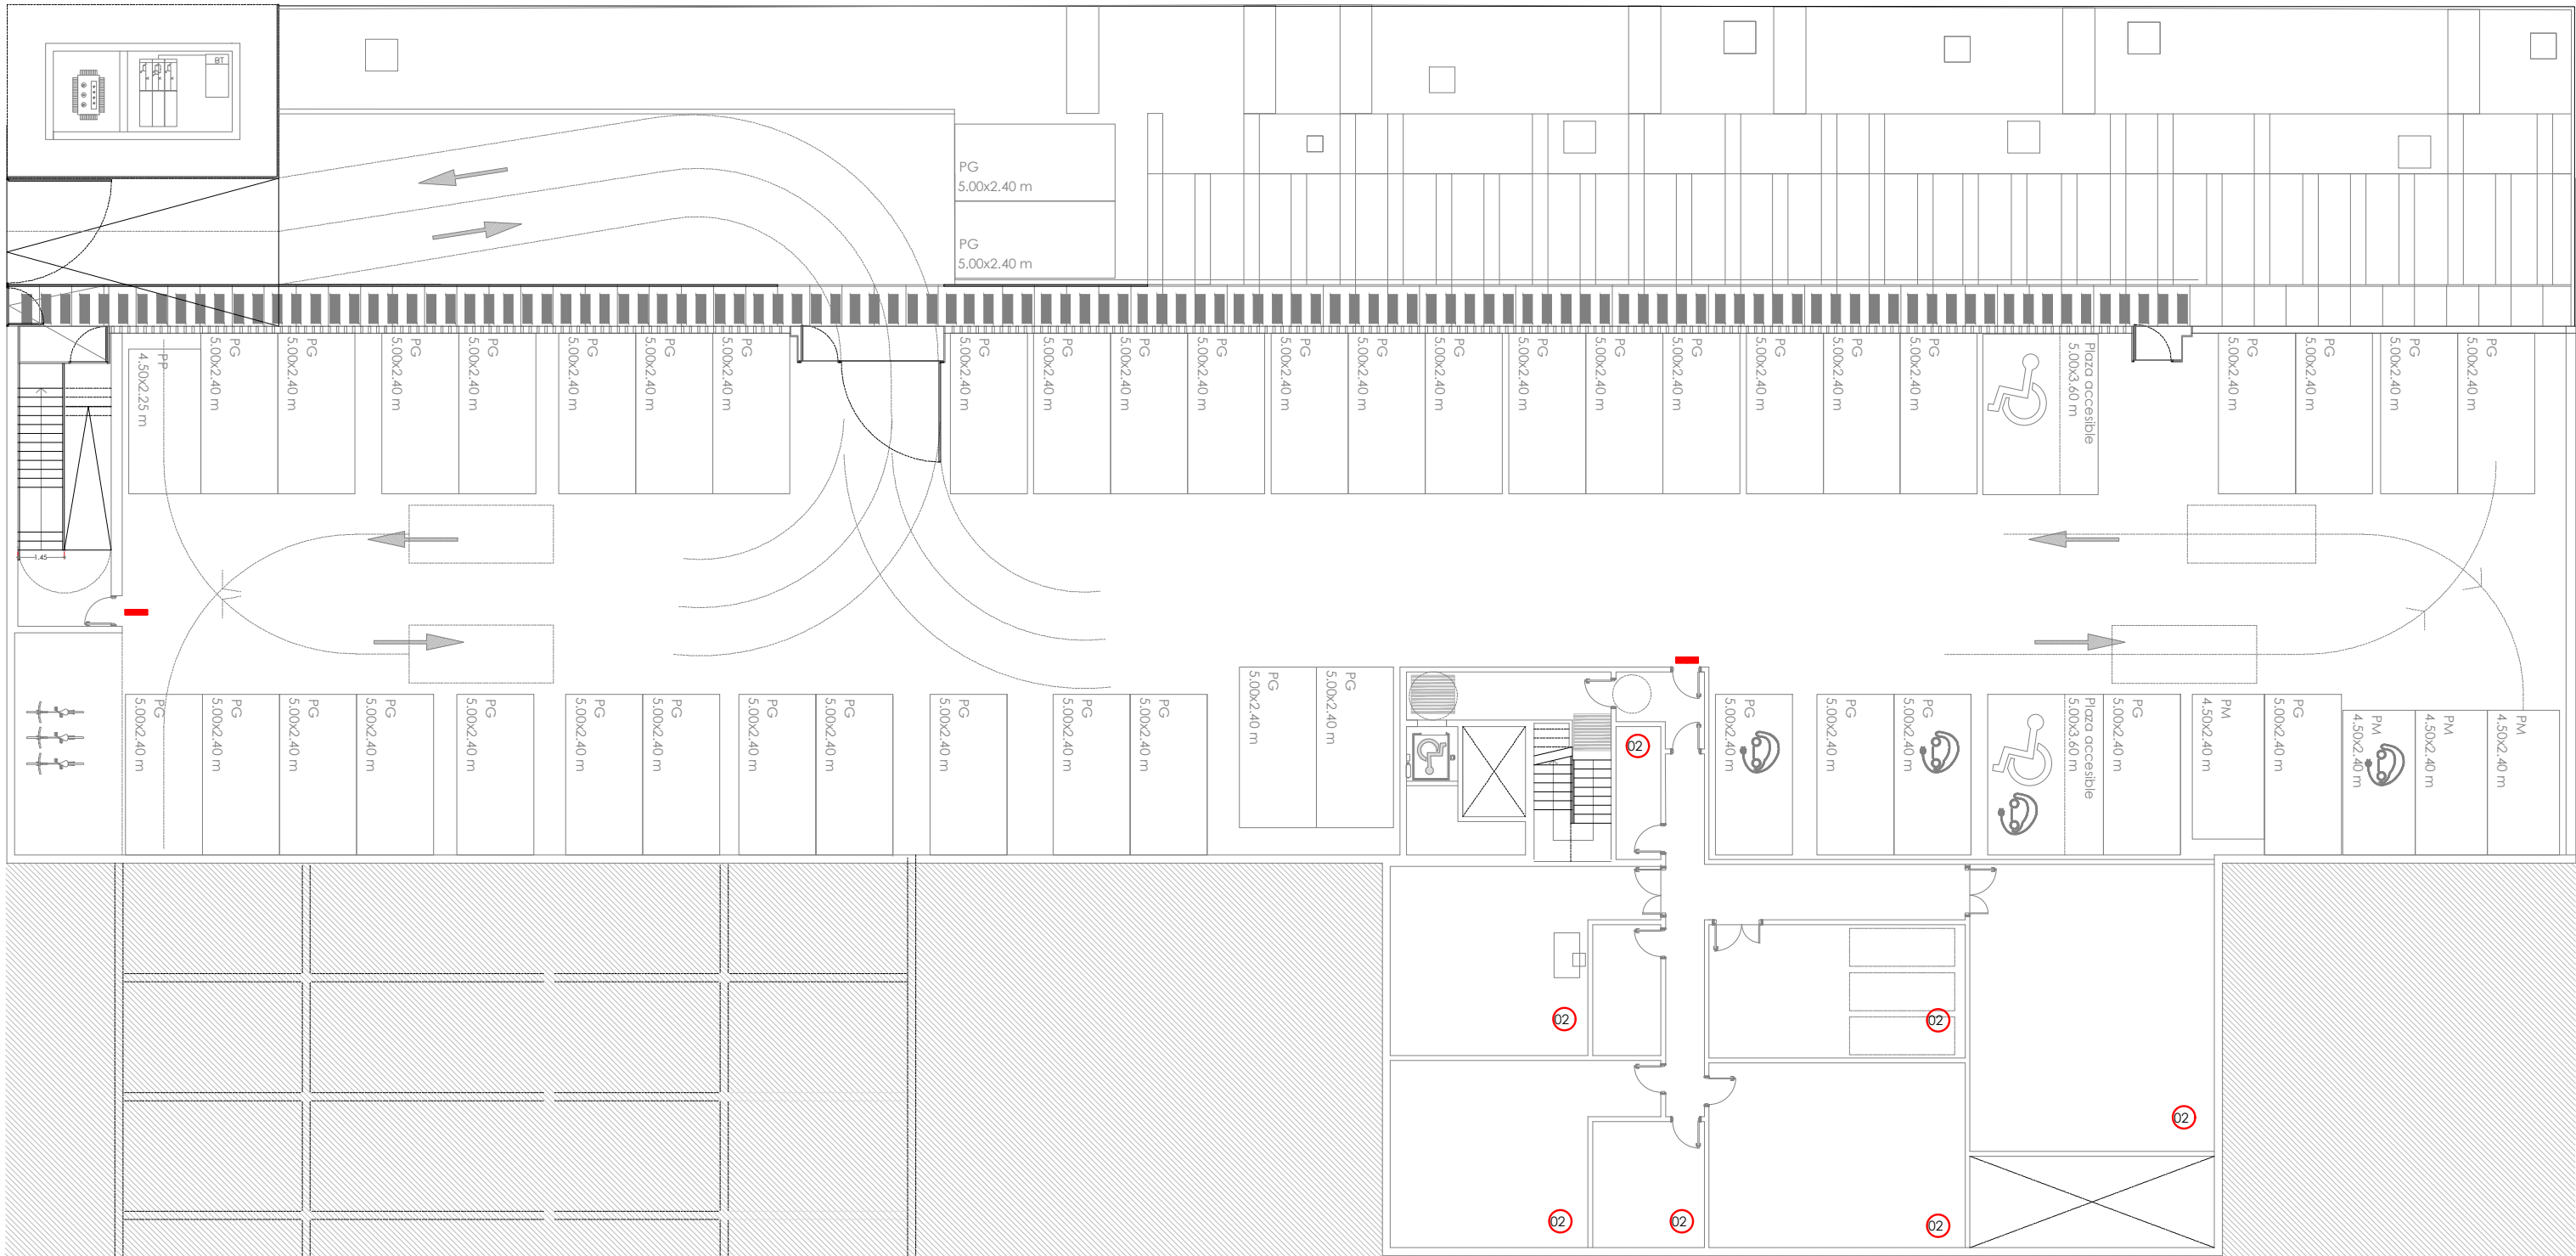


PLANTA SÓTANO

LEYENDA INSTALACIONES COMPLEMENTARIAS

- 01 DIFUSOR ACUSTICO EMPOTRABLE DE 6W, 4"
- 02 DIFUSOR ACUSTICO ADOSABLE DE 6W, 6"
- 03 PROYECTOR DE SONIDO BIDIRECCIONAL ADOSABLE
- 04 MICROFONO DE SOBREMESA
- 05 CENTRAL DE MEGFONIA EN RACK DE CABLEADO ESTRUCTURADO
- 06 RELOJ ELECTRICO CIRCULAR ANALOGICO DE 30 cm DE DIAMETRO
- 07 CENTRAL HORARIA CONECTABLE A LA RED DE 220V
- 08 PREINSTALACION PULSADOR LLAMADA SOCORRO ACTIVADA POR PERSONAL SANITARIO
- 09 ALARMA VISUAL Y ACUSTICA
- 10 ALARMA VISUAL
- 11 CANCELACION DE ALARMA
- 12 PULSADOR DE TIRON PARA LLAMADAS DESDE BAÑOS
- 13 PLAFON DE PUERTA CON CAMPOS LUMINOSOS SISTEMA LLAMADAS DE SOCORRO EN ASEOS ACCESIBLES
- 14 CENTRAL DE LLAMADAS DE SOCORRO CON SEÑALES LUMINOSAS
- 15 DISPOSITIVO DE PRESENCIA Y ANULACION PARA LLAMADAS DE SOCORRO EN ASEOS ACCESIBLES

LEYENDA SEGURIDAD

- CENTRAL SEGURIDAD (3x8 zonas)
- TECLADO CENTRAL SEGURIDAD
- DETECTOR MOVIMIENTO
- CONTACTOS MAGNÉTICOS (PUERTAS Y VENTANAS)
- CONTACTOS MAGNÉTICOS (PUERTAS DE EMERGENCIA)
- ALARMA ROTATIVO CON DESTELLOS

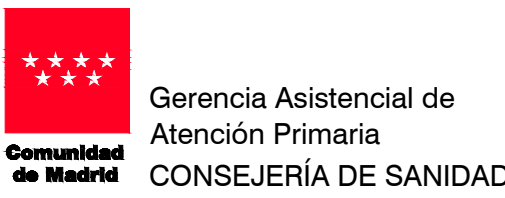

PROYECTO BÁSICO Y DE EJECUCIÓN PARA

CENTRO DE ATENCIÓN PRIMARIA VALDEBEBAS

SITUACIÓN
Avenida Secundino Zuazo 80, Madrid, CP 28055

PLANO

INSTALACIONES.
INSTALACIONES
COMPLEMENTARIAS

PROPIEDAD
Unidad de Infraestructuras de la Gerencia Asistencial de Atención Primaria, Servicio Madrileño de Salud c/ San Martín de Porres 6, 28035, Madrid
104.IC01
DINA1
ESCALA 1/200

ARQUITECTOS
GEOTECNIA, ESTRUCTURAS Y ARQUITECTURAS S.L.P.
Ignacio Marqués Martínez, Juan Mochales Soto
Israel Balboa Garrido, Carmen Hernández Sánchez
FECHA
julio 2021
REVISADO