


Salida de evacuación

Salida de evacuación

Esquema de principio

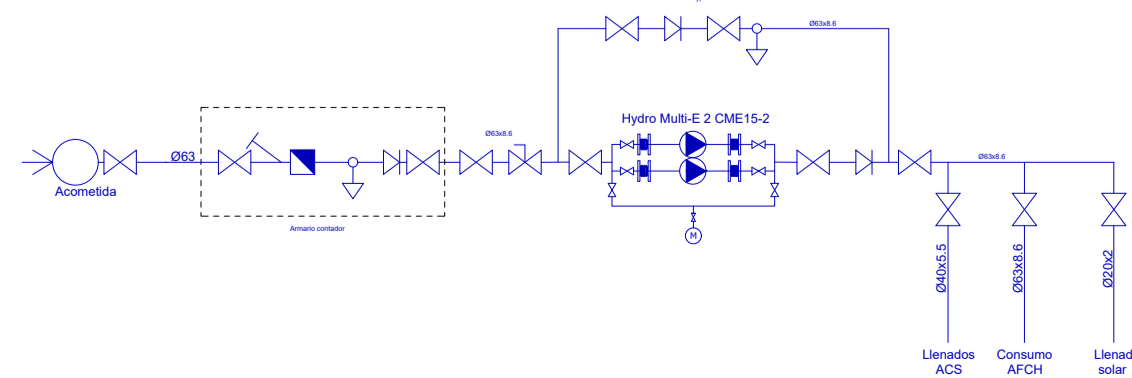

CALLE JUANA FRANCÉS

Espacio Reservado para Ambulancias

ACCESO PRINCIPAL

Aparcamiento bicicletas

CONEXIÓN A RED PÚBLICA

ACCESO PRIVADO

Salida de evacuación

- INSTALACIÓN FONTANERÍA Y ACS
- Red agua fría
 - Red agua caliente
 - Red retorno a.c.s
 - Captador solar
 - Llave de paso
 - Grifo
 - Hidromezclador
 - Contador
 - Filtro
 - Válvula antirretorno
 - V. limitadora de presión

REVISIONES

Rev	Cambio	Descripción	Fecha

TÉCNICOS REDACTORES:

SILVIA DOMENE FORTE
ARQUITECTA
COAMU Col. N.º 1.997

ANA RUIZ CARREÑO
ARQUITECTA
COAMU Col. N.º 2.354

PROMOTOR:

Servicio Madrileño de Salud
CONSEJERÍA DE SANIDAD

Comunidad de Madrid

PROYECTO BÁSICO Y DE EJECUCIÓN
PARA LA OBRA DEL CENTRO DE SALUD
LA TENERÍA - PINTO

SITUACIÓN: C/ JUANA FRANCÉS, N.º 65 (28320 PINTO - MADRID)

Grupo Planos

FECHA:
JULIO 2022

Nombre de plano

FORMATO:
A1

PLANO:
FON-01

FONTANERÍA

ESCALA: 1:125

0 1 2 3 4

ZIMA
DESARROLLOS INTEGRALES S.L.

T + 34 968 079 411
F + 34 968 222 369
RONDA DE GARAY, 19, 2D 30003 MURCIA (ESPAÑA)
INFO@ZIMADESARROLLOS.ES
WWW.ZIMADESARROLLOS.ES