

CLIMATIZACION Y VENTILACION

- Equipo de ventilación
- Conducto de ventilación fibra
- Rejilla o compuerta en vertical
- Rejilla en techo
- Unidad interior
- Unidad exterior
- Tubería refrigerante de cobre frigorífico, diámetro indicado en plano.
- Compuerta cortafuegos
- Ventilador / Unidad interior Climatización
- Difusor
- Unidad interior SPLIT

REVISIONES

Rev	Cambio	Descripción	Fecha

TÉCNICOS REDACTORES:

SILVIA DOMENE FORTE
ARQUITECTA
COAMU Col. N.º 1997

ANA RUIZ CARREÑO
ARQUITECTA
COAMU Col. N.º 2.354

PROMOTOR:

Servicio Madrileño de Salud
CONSEJERÍA DE SANIDAD



PROYECTO BÁSICO Y DE EJECUCIÓN
PARA LA OBRA DEL CENTRO DE SALUD
LA TENERÍA - PINTO

SITUACIÓN: C/ JUANA FRANCÉS, N.º 65 (28320 PINTO - MADRID)

Grupo Planos

FECHA:
JULIO 2022

Nombre de plano

FORMATO:
A1


ESQUEMA DE PRINCIPIO

PLANO:
IP-01







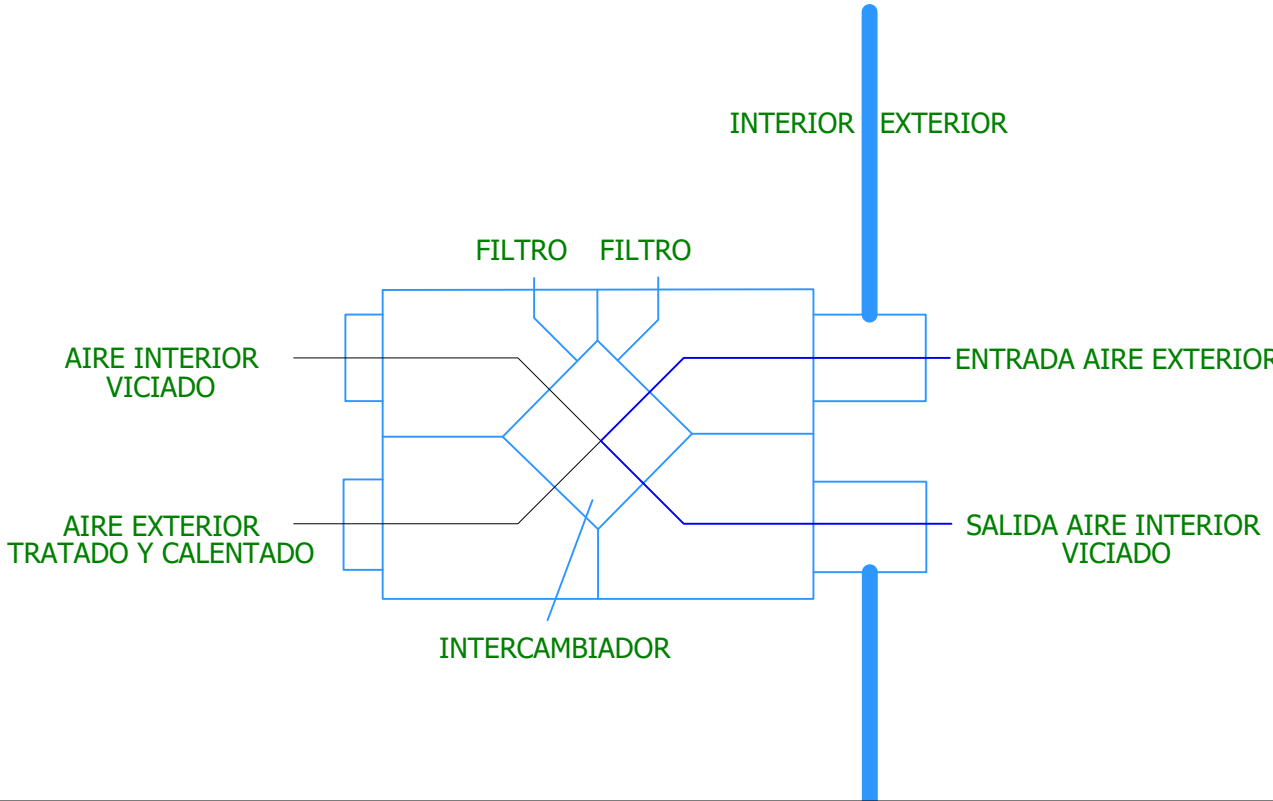




ESCALA: S/E

0 1 2 3 4

SISTEMA VENTILACIÓN RECUPERADOR DE CALOR





-  Equipo de ventilación
-  Conducto de ventilación fibra
-  Rejilla o compuerta en vertical
-  Rejilla en techo
-  Unidad interior
-  Unidad exterior
-  Tuberia refrigerante de cobre frigorífico, diámetro indicado en plano.
-  Compuerta cortafuegos
-  Ventilador / Unidad interior Climatización
-  Difusor
-  Unidad interior SPLIT

* NOTA: Cada compuerta se une a la máquina de clima correspondiente, situada en la misma estancia.

REVISIONES			
Rev	Cambio	Descripción	Fecha

ZIMA
DESARROLLOS INTEGRALES S.L.

T + 34 968 079 411
F + 34 968 222 369

RONDA DE GARAY, 19. 2D 30003 MURCIA (ESPAÑA)

INFO@ZIMADESARROLLOS.ES
WWW.ZIMADESARROLLOS.ES

TÉCNICOS REDACTORES

SILVIA DOMENE FORTE	ANA RUIZ CARREÑO
ARQUITECTA	ARQUITECTA
COAMU Col. Nº 1.997	COAMU Col. Nº 2.351

PROMOTOR:

Servicio Madrileño de Salud
CONSEJERÍA DE SANIDAD

PROYECTO BÁSICO Y DE EJECUCIÓN
PARA LA OBRA DEL CENTRO DE SALUD
LA TENERÍA - PINTO

SITUACIÓN: C/ JUANA FRANCÉS, Nº 65 (28320 PINTO - MADRID)

Grupo Planos FECHA:

INSTALACIONES	JULIO 2022
---------------	------------

Nombre de plans	FORMATO:
-----------------	----------

A1

IMPULSIÓN RECUPERADOR - PLANO:


PLANTA BAJA IMP-01

ESCALA: 1:125

Salida de evacuación

Salida de evacuación

DETALLE MONTAJE 20-45-H 20-45-V

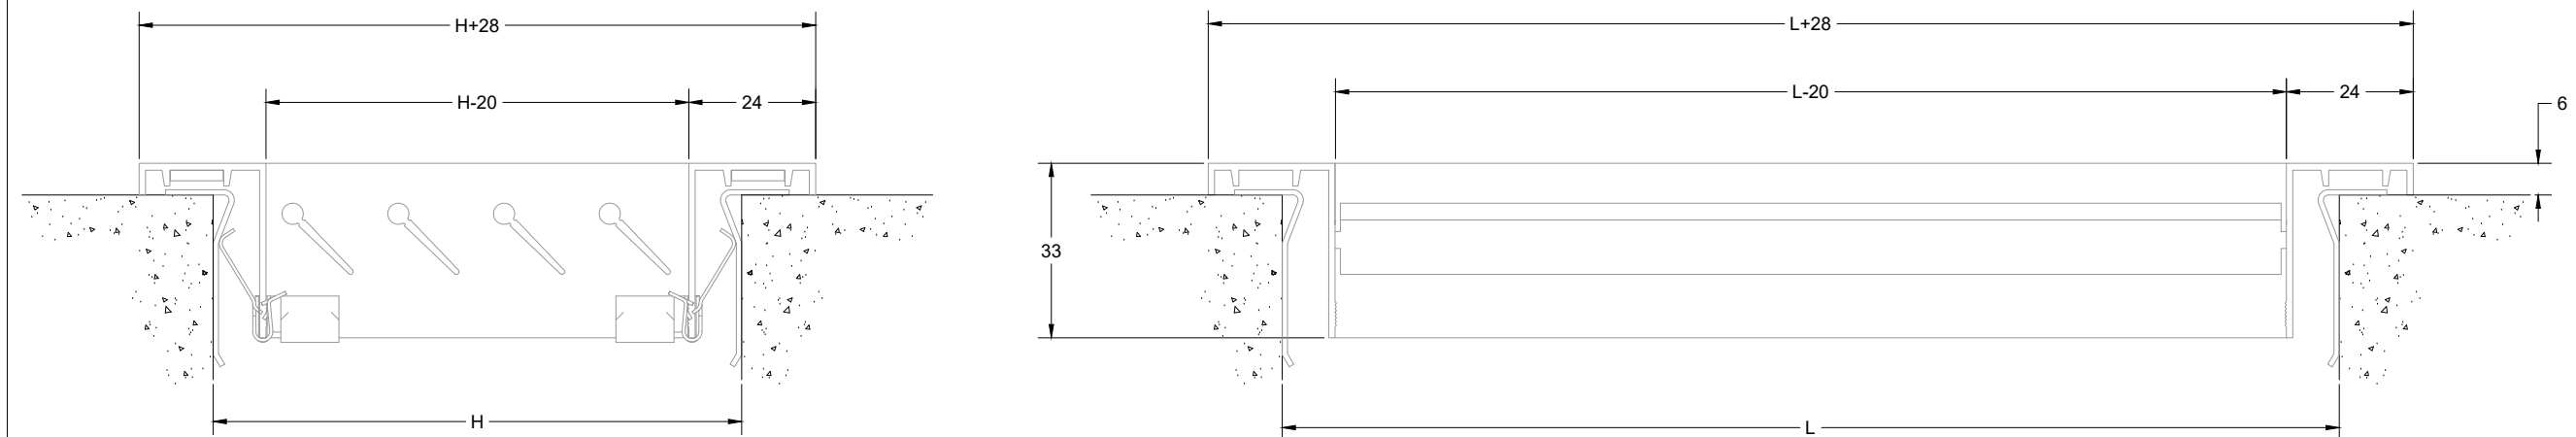

L = LONGITUD NOMINAL (Hueco)
H = ALTURA NOMINAL (Hueco)

Fijacion por tornillos, Hueco = (L-5) x (H-5)

CLIMATIZACION Y VENTILACION

- Equipo de ventilación
- Conducto de ventilación fibra
- Rejilla o compuerta en vertical
- Rejilla en techo
- Unidad interior
- Unidad exterior
- Tubería refrigerante de cobre frigorífico, diámetro indicado en plano.
- Compuerta cortafuegos
- Ventilador / Unidad interior Climatización
- Difusor
- Unidad interior SPLIT

REVISIONES

Rev	Cambio	Descripción	Fecha

ZIMA
DESARROLLOS INTEGRALES S.L.

T + 34 968 079 411
F + 34 968 222 369
RONDA DE GARAY, 19. 2D 30003 MURCIA (ESPAÑA)
INFO@ZIMADESARROLLOS.ES
WWW.ZIMADESARROLLOS.ES

TÉCNICOS REDACTORES:

SILVIA DOMENE FORTE
ARQUITECTA
COAMU Col. N.º 1.997

ANA RUIZ CARREÑO
ARQUITECTA
COAMU Col. N.º 2.354

PROMOTOR:

Servicio Madrileño de Salud
CONSEJERÍA DE SANIDAD

Comunidad de Madrid

**PROYECTO BÁSICO Y DE EJECUCIÓN
PARA LA OBRA DEL CENTRO DE SALUD
LA TENERÍA - PINTO**

SITUACIÓN: C/ JUANA FRANCÉS, N.º 65 (28320 PINTO - MADRID)

Grupo Planos

FECHA:

INSTALACIONES

FORMATO:


Nombre de plano

RETORNO RECUPERADOR -

PLANTA BAJA


ESCALA: 1:125

0 1 2 3 4

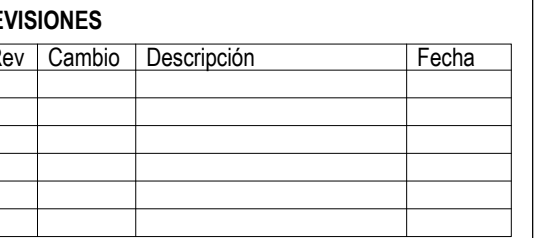


ROMOTOR:

Servicio Madrileño de Salud
CONSEJERÍA DE SANIDAD



Grupo Planos	FECHA:
INSTALACIONES	JULIO 2022
Nombre de plano	FORMATO:
	A1
RETORNO RECUPERADOR -	PLANO:
ABIERTA	RET-02

 



CLIMATIZACION Y VENTILACION

- Equipo de ventilación
- Conducto de ventilación fibra
- Rejilla o compuerta en vertical
- Rejilla en techo
- Unidad interior
- Unidad exterior
- Tubería refrigerante de cobre frigorífico, diámetro indicado en plano.
- Compuerta cortafuegos
- Ventilador / Unidad interior Climatización
- Difusor
- Unidad interior SPLIT

REVISIONES

Rev	Cambio	Descripción	Fecha

T + 34 968 079 411
F + 34 968 222 369
RONDA DE GARAY, 19. 2D 30003 MURCIA (ESPAÑA)
INFO@ZIMADESARROLLOS.ES
WWW.ZIMADESARROLLOS.ES

TÉCNICOS REDACTORES:

SILVIA DOMENE FORTE
ARQUITECTA
COAMU Col. Nº 1.997

ANA RUIZ CARREÑO
ARQUITECTA
COAMU Col. Nº 2.354

PROMOTOR:

Servicio Madrileño de Salud
CONSEJERÍA DE SANIDAD

PROYECTO BÁSICO Y DE EJECUCIÓN PARA LA OBRA DEL CENTRO DE SALUD LA TENERÍA - PINTO

SITUACIÓN: C/ JUANA FRANCÉS, Nº 65 (28320 PINTO - MADRID)

Grupo Planos	FECHA:
INSTALACIONES	JULIO 2022
Nombre de plano	FORMATO:
EXTRACCIÓN ASEOS - PLANTA BAJA	A1
ESCALA: 1:125	PLANO:
	EXT-01


0

1

2

3

4

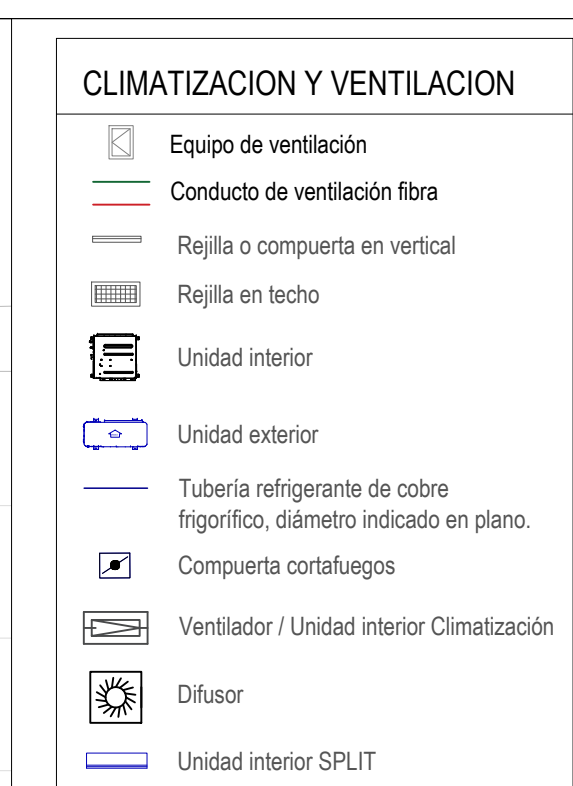


ZIMA
DESARROLLOS INTEGRALES S.L.

T + 34 968 079 411
F + 34 968 222 369
RONDA DE GARAY, 19. 2D 30003 MURCIA (ESPAÑA)
INFO@ZIMADESARROLLOS.ES
WWW.ZIMADESARROLLOS.ES

SILVIA DOMENE FORTE	ANA RUIZ CARREÑO
ARQUITECTA	ARQUITECTA
COAMU Col. Nº 1.997	COAMU Col. Nº 2.354

PROMOTOR:


Servicio Madrileño de Salud
CONSEJERÍA DE SANIDAD



**PROYECTO BÁSICO Y DE EJECUCIÓN
PARA LA OBRA DEL CENTRO DE SALUD
LA TENERÍA - PINTO**

SITUACIÓN: C/ JUANA FRANCÉS, Nº 65 (28320 PINTO - MADRID)

Grupo Planos INSTALACIONES	FECHA: JULIO 2022
Nombre de plano EXTRACCIÓN ASEOS - CUBIERTA	FORMATO: A1 PLANO: EXT-02

 



CLIMATIZACION Y VENTILACION

- Equipo de ventilación
- Conducto de ventilación fibra
- Rejilla o compuerta en vertical
- Rejilla en techo
- Unidad interior
- Unidad exterior
- Tubería refrigerante de cobre frigorífico, diámetro indicado en plano.
- Compuerta cortafuegos
- Ventilador / Unidad interior Climatización
- Difusor
- Unidad interior SPLIT

REVISIONES

Rev	Cambio	Descripción	Fecha

ZIMA
DESARROLLOS INTEGRALES S.L.

T + 34 968 079 411
F + 34 968 222 369
RONDA DE GARAY, 19. 2D 30003 MURCIA (ESPAÑA)
INFO@ZIMADESARROLLOS.ES
WWW.ZIMADESARROLLOS.ES

TÉCNICOS REDACTORES:

SILVIA DOMENE FORTE ARQUITECTA COAMU Col. Nº 1.997	ANA RUIZ CARREÑO ARQUITECTA COAMU Col. Nº 2.354
--	---

PROMOTOR:

Servicio Madrileño de Salud
CONSEJERÍA DE SANIDAD


Comunidad de Madrid

**PROYECTO BÁSICO Y DE EJECUCIÓN
PARA LA OBRA DEL CENTRO DE SALUD
LA TENERÍA - PINTO**

SITUACIÓN: C/ JUANA FRANCÉS, Nº 65 (28320 PINTO - MADRID)

Grupo Planos INSTALACIONES	FECHA: JULIO 2022
Nombre de plano EXTRACCIÓN RESIDUOS - PLANTA BAJA	FORMATO: A1
ESCALA: 1:125	PLANO: EXT-03

0 1 2 3 4

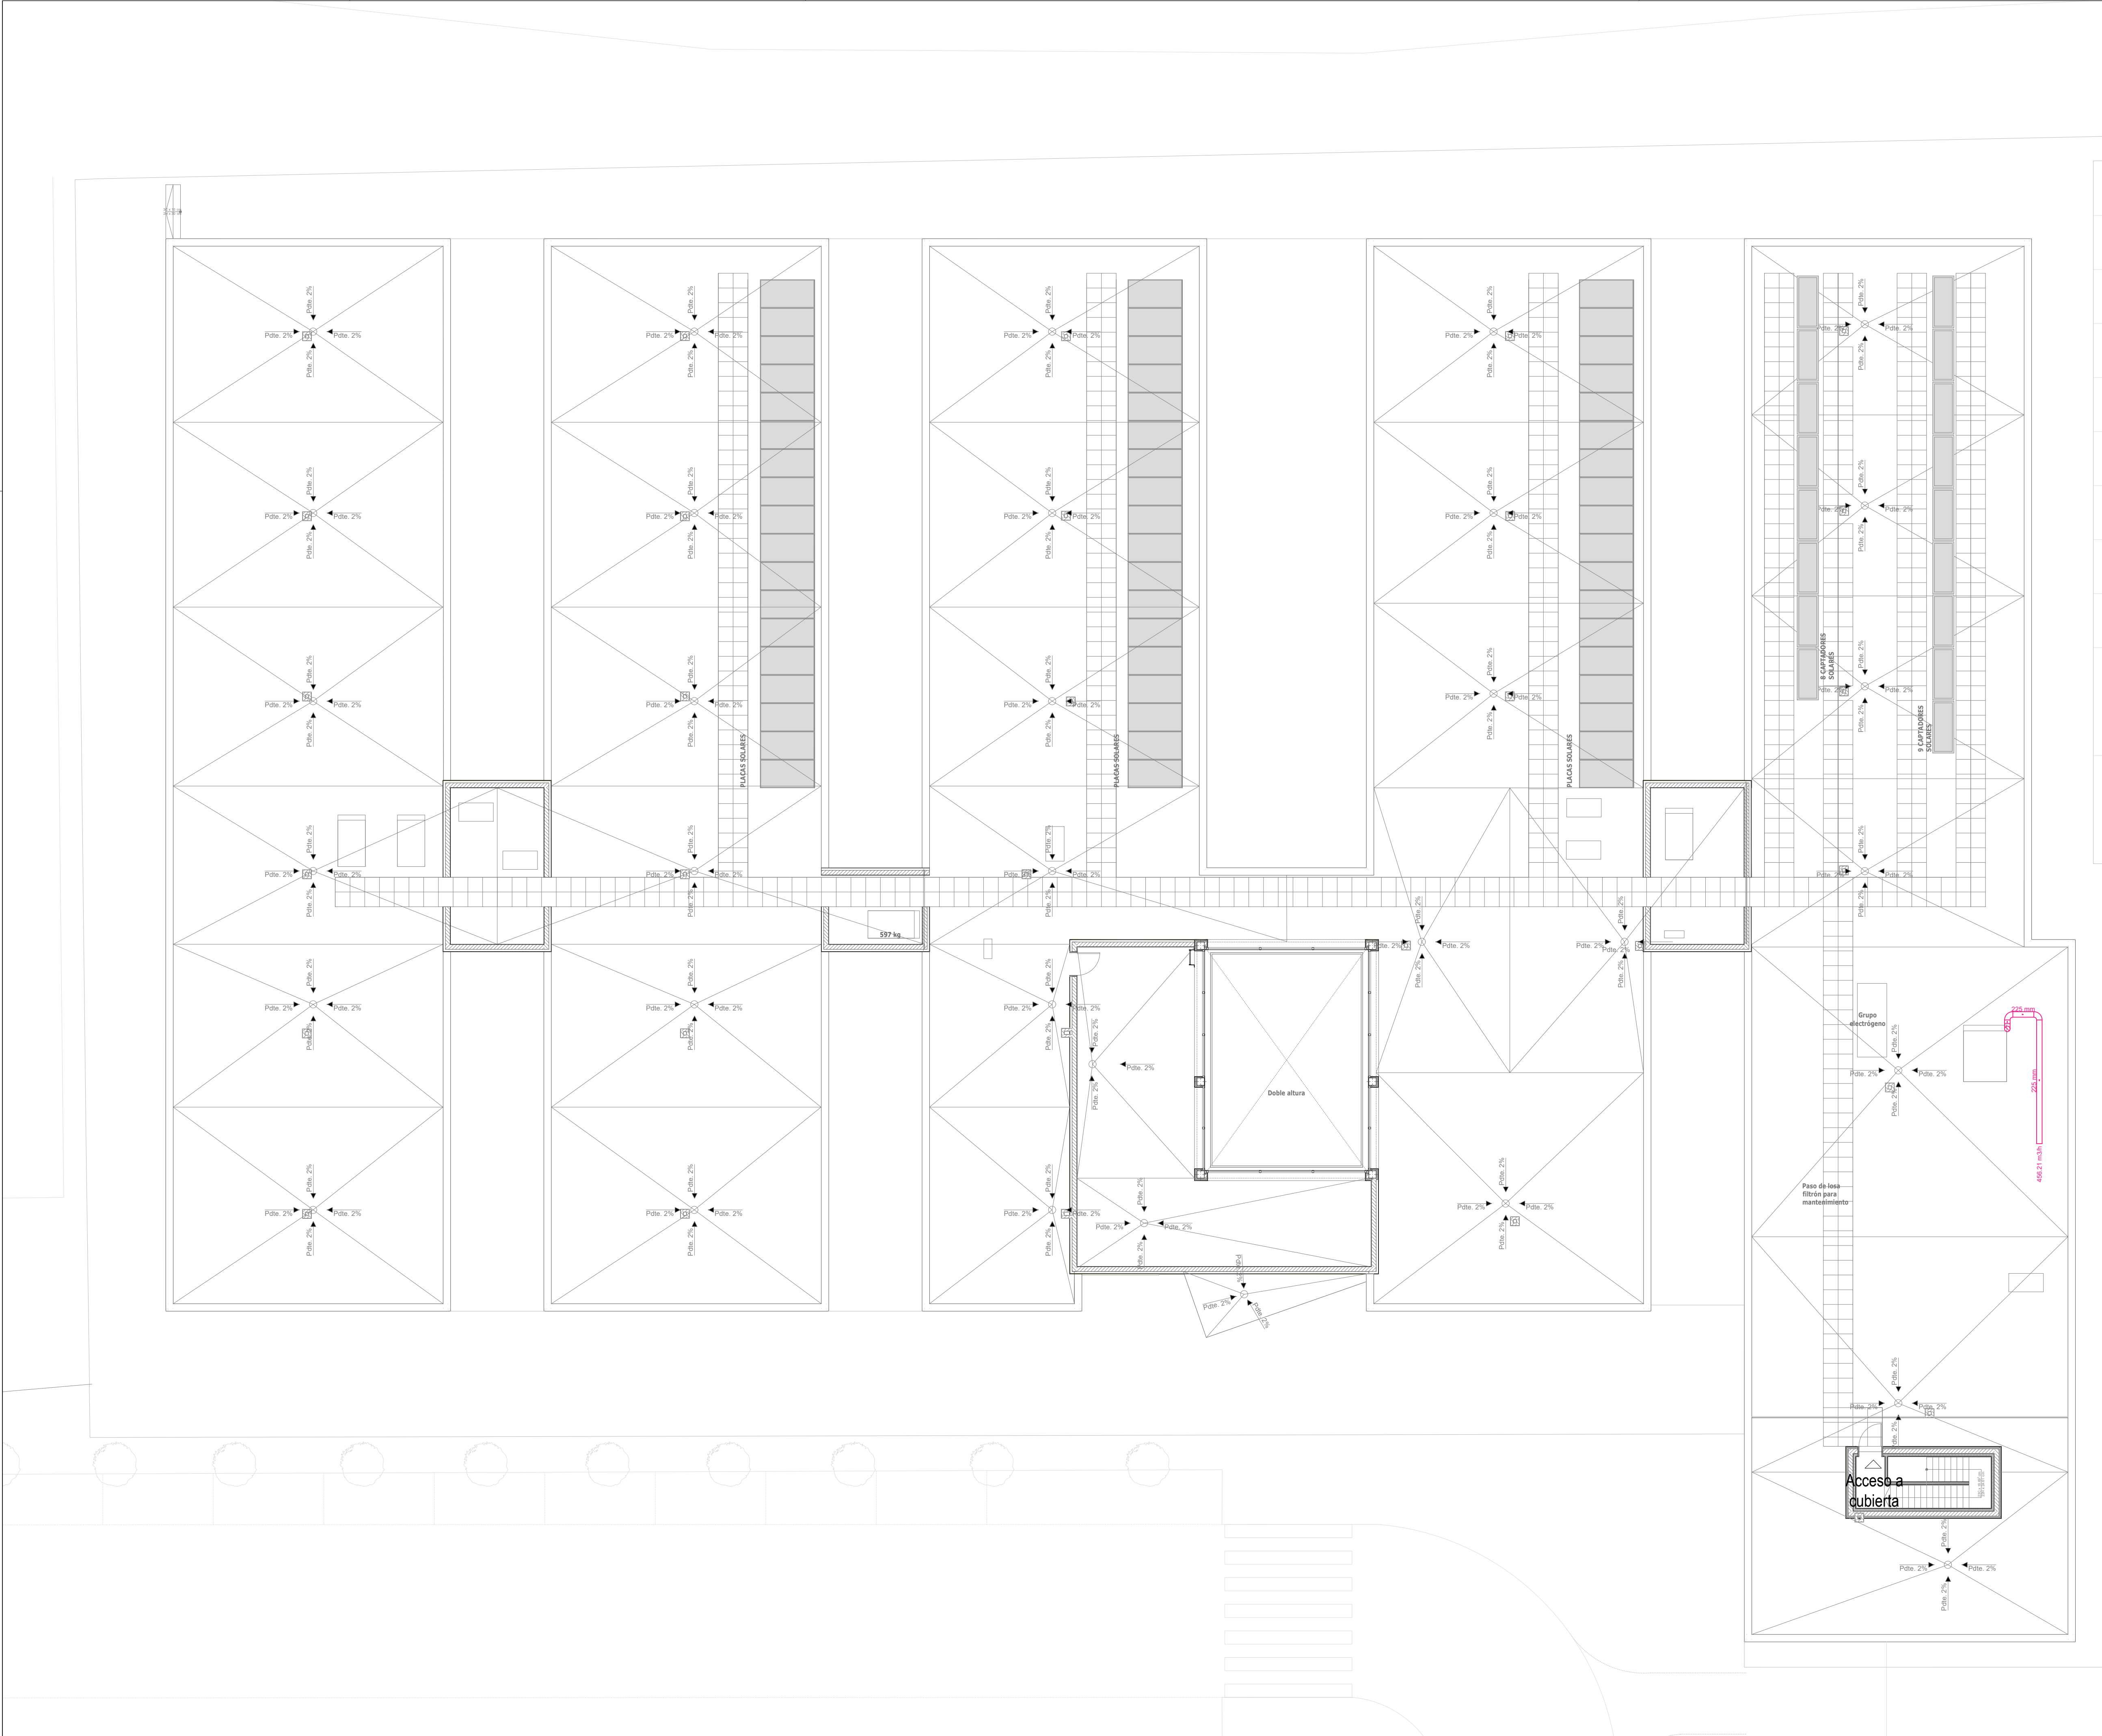

CLIMATIZACION Y VENTILACION

- Equipo de ventilación
- Conducto de ventilación fibra
- Rejilla o compuerta en vertical
- Rejilla en techo
- Unidad interior
- Unidad exterior
- Tubería refrigerante de cobre frigorífico, diámetro indicado en plano.
- Compuerta cortafuegos
- Ventilador / Unidad interior Climatización
- Difusor
- Unidad interior SPLIT

REVISIONES

Rev	Cambio	Descripción	Fecha




T + 34 968 079 411
F + 34 968 222 369
RONDA DE GARAY, 19, 2D 30003 MURCIA (ESPAÑA)
INFO@ZIMADESARROLLOS.ES
WWW.ZIMADESARROLLOS.ES

TÉCNICOS REDACTORES:

SILVIA DOMENE FORTE ANA RUIZ CARREÑO
ARQUITECTA ARQUITECTA
COAMU Col. Nº 1.997 COAMU Col. Nº 2.354

PROMOTOR:

Servicio Madrileño de Salud
CONSEJERÍA DE SANIDAD 

PROYECTO BÁSICO Y DE EJECUCIÓN
PARA LA OBRA DEL CENTRO DE SALUD
LA TENERÍA - PINTO

SITUACIÓN: C/ JUANA FRANCÉS, Nº 65 (28320 PINTO - MADRID)

Grupo Planos
INSTALACIONES FECHA:
JULIO 2022

Nombre de plano
EXTRACCIÓN RESIDUOS -
CUBIERTA FORMATO:
A1


ESCALA: 1:125 PLANO:
EXT-04



Salida de evacuación

Salida de evacuación

DETALLE MONTAJE 20-45-H 20-45-V

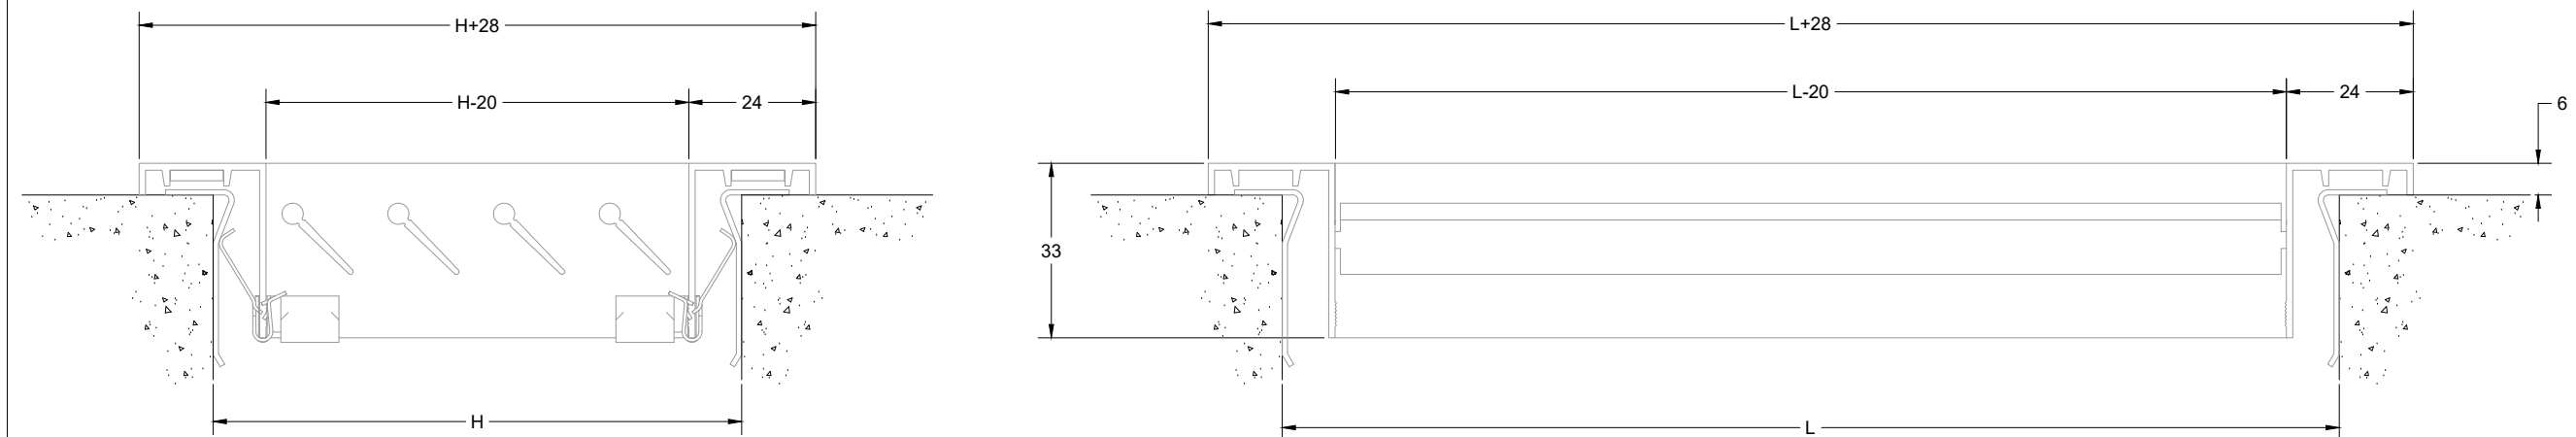

L = LONGITUD NOMINAL (Hueco)
H = ALTURA NOMINAL (Hueco)

Fijacion por tornillos, Hueco = (L-5) x (H-5)

CLIMATIZACION Y VENTILACION

- Equipo de ventilación
- Conducto de ventilación fibra
- Rejilla o compuerta en vertical
- Rejilla en techo
- Unidad interior
- Unidad exterior
- Tubería refrigerante de cobre frigorífico, diámetro indicado en plano.
- Compuerta cortafuegos
- Ventilador / Unidad interior Climatizador
- Diffusor
- Unidad interior SPLIT

REVISIONES

Rev	Cambio	Descripción	Fecha



T + 34 968 079 411
F + 34 968 222 369
RONDA DE GARAY, 19. 2D 30003 MURCIA (ESPAÑA)
INFO@ZIMADESARROLLOS.ES
WWW.ZIMADESARROLLOS.ES

TÉCNICOS REDACTORES:

SILVIA DOMENE FORTE ANA RUIZ CARREÑO
ARQUITECTA ARQUITECTA
COAMU Col. Nº 1.997 COAMU Col. Nº 2.354

PROMOTOR:

Servicio Madrileño de Salud
CONSEJERÍA DE SANIDAD














PROYECTO BÁSICO Y DE EJECUCIÓN PARA LA OBRA DEL CENTRO DE SALUD LA TENERÍA - PINTO

SITUACIÓN: C/ JUANA FRANCÉS, Nº 65 (28320 PINTO - MADRID)

Grupo Planos	FECHA:
INSTALACIONES	JULIO 2022
Nombre de plano	FORMATO:
CLIMATIZACION - PLANTA BAJA	A1
ESCALA: 1:125	PLANO:
	IC-01

 0 1 2 3 4



- ## CLIMATIZACION Y VENTILACION
- | | |
|---|---|
|  | Equipo de ventilación |
|  | Conducto de ventilación fibra |
|  | Rejilla o compuerta en vertical |
|  | Rejilla en techo |
|  | Unidad interior |
|  | Unidad exterior |
|  | Tubería refrigerante de cobre
frigorífico, diámetro indicado en plano. |
|  | Compuerta cortafuegos |
|  | Ventilador / Unidad interior Climatización |
|  | Difusor |
|  | Unidad interior SPLIT |

REVISIONES			
Rev	Cambio	Descripción	Fecha

ZIMA
DESARROLLOS INTEGRALES S.L.

T + 34 968 079 411
F + 34 968 222 369

AVDA. DE LA RONDA DE GARAY, 19. 2D 30003 MURCIA (ESPAÑA)


INFO@ZIMADESARROLLOS.ES
WWW.ZIMADESARROLLOS.ES

TÉCNICOS REDACTORES:

SILVIA DOMENE FORTE	ANA RUIZ CARREÑO
ARQUITECTA	ARQUITECTA
COAMU Col. N° 1.997	COAMU Col. N° 2.354


PROMOTOR:

Servicio Madrileño de Salud
CONSEJERÍA DE SANIDAD




PROYECTO BÁSICO Y DE EJECUCIÓN PARA LA OBRA DEL CENTRO DE SALUD LA TENERÍA - PINTO SITUACIÓN: C/ JUANA FRANCÉS, Nº 65 (28320 PINTO - MADRID)	
Grupo Planos INSTALACIONES	FECHA: JULIO 2022
Nombre de plano	FORMATO: A1
REFRIGERACIÓN - PLANTA BAJA	PLANO: IC-02

ESCALA: 1:125



A horizontal scale bar with three major tick marks labeled 1, 2, and 3. Between each major tick mark, there are four smaller tick marks, dividing each unit into five equal parts. The scale is labeled 'ESCALA: 1:125' at the top left.

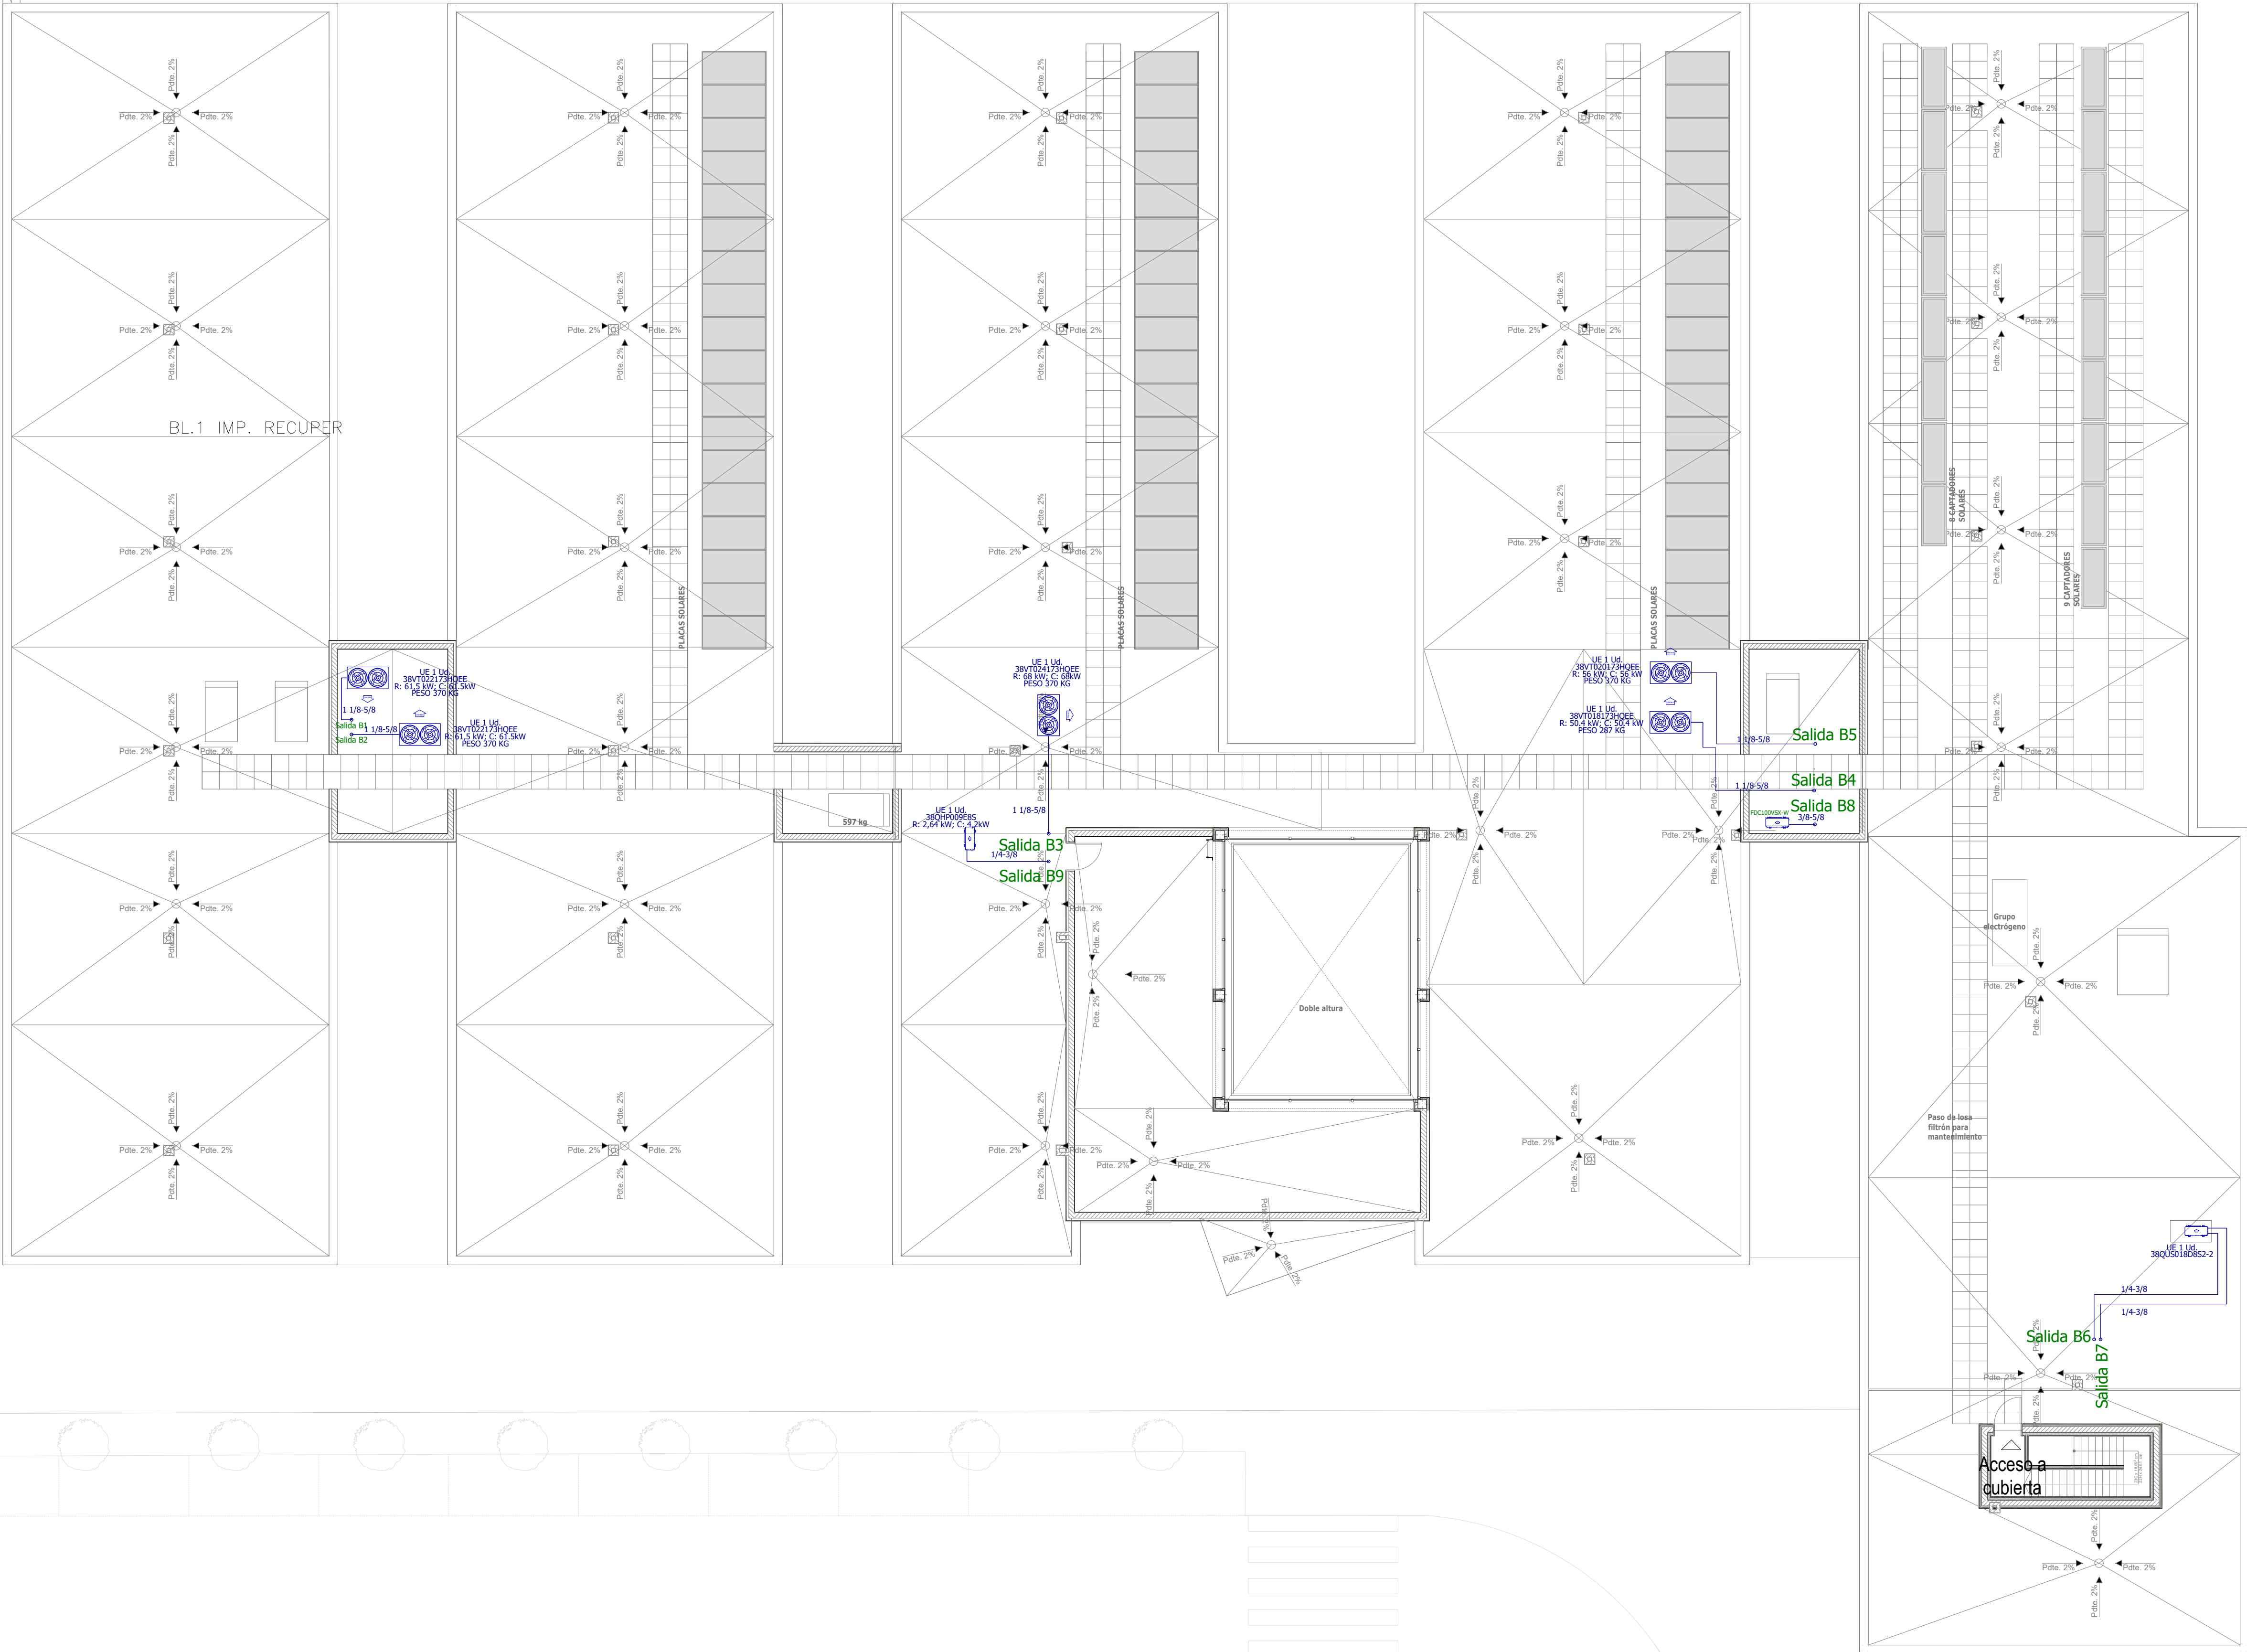

CLIMATIZACION Y VENTILACION

- Equipo de ventilación
- Conducto de ventilación fibra
- Rejilla o compuerta en vertical
- Rejilla en techo
- Unidad interior
- Unidad exterior
- Tubería refrigerante de cobre frigorífico, diámetro indicado en plano.
- Compuerta cortafuegos
- Ventilador / Unidad interior Climatización
- Difusor
- Unidad interior SPLIT

REVISIONES

Rev	Cambio	Descripción	Fecha

T + 34 968 079 411
F + 34 968 222 369
RONDA DE GARAY, 19, 2D 30003 MURCIA (ESPAÑA)
INFO@ZIMADESARROLLOS.ES
WWW.ZIMADESARROLLOS.ES

TÉCNICOS REDACTORES:

SILVIA DOMENE FORTE ANA RUIZ CARREÑO
ARQUITECTA ARQUITECTA
COAMU Col. Nº 1.997 COAMU Col. Nº 2.354

PROMOTOR:

Servicio Madrileño de Salud
CONSEJERÍA DE SANIDAD



PROYECTO BÁSICO Y DE EJECUCIÓN
PARA LA OBRA DEL CENTRO DE SALUD
LA TENERÍA - PINTO

SITUACIÓN: C/ JUANA FRANCÉS, Nº 65 (28320 PINTO - MADRID)

Grupo Planos	FECHA:
INSTALACIONES	JULIO 2022
Nombre de plano	FORMATO:
	A1
REFRIGERACIÓN - CUBIERTA	PLANO:
	IC-03

ESCALA: 1:125
0 1 2 3 4