


PLANTA DE CUBIERTA

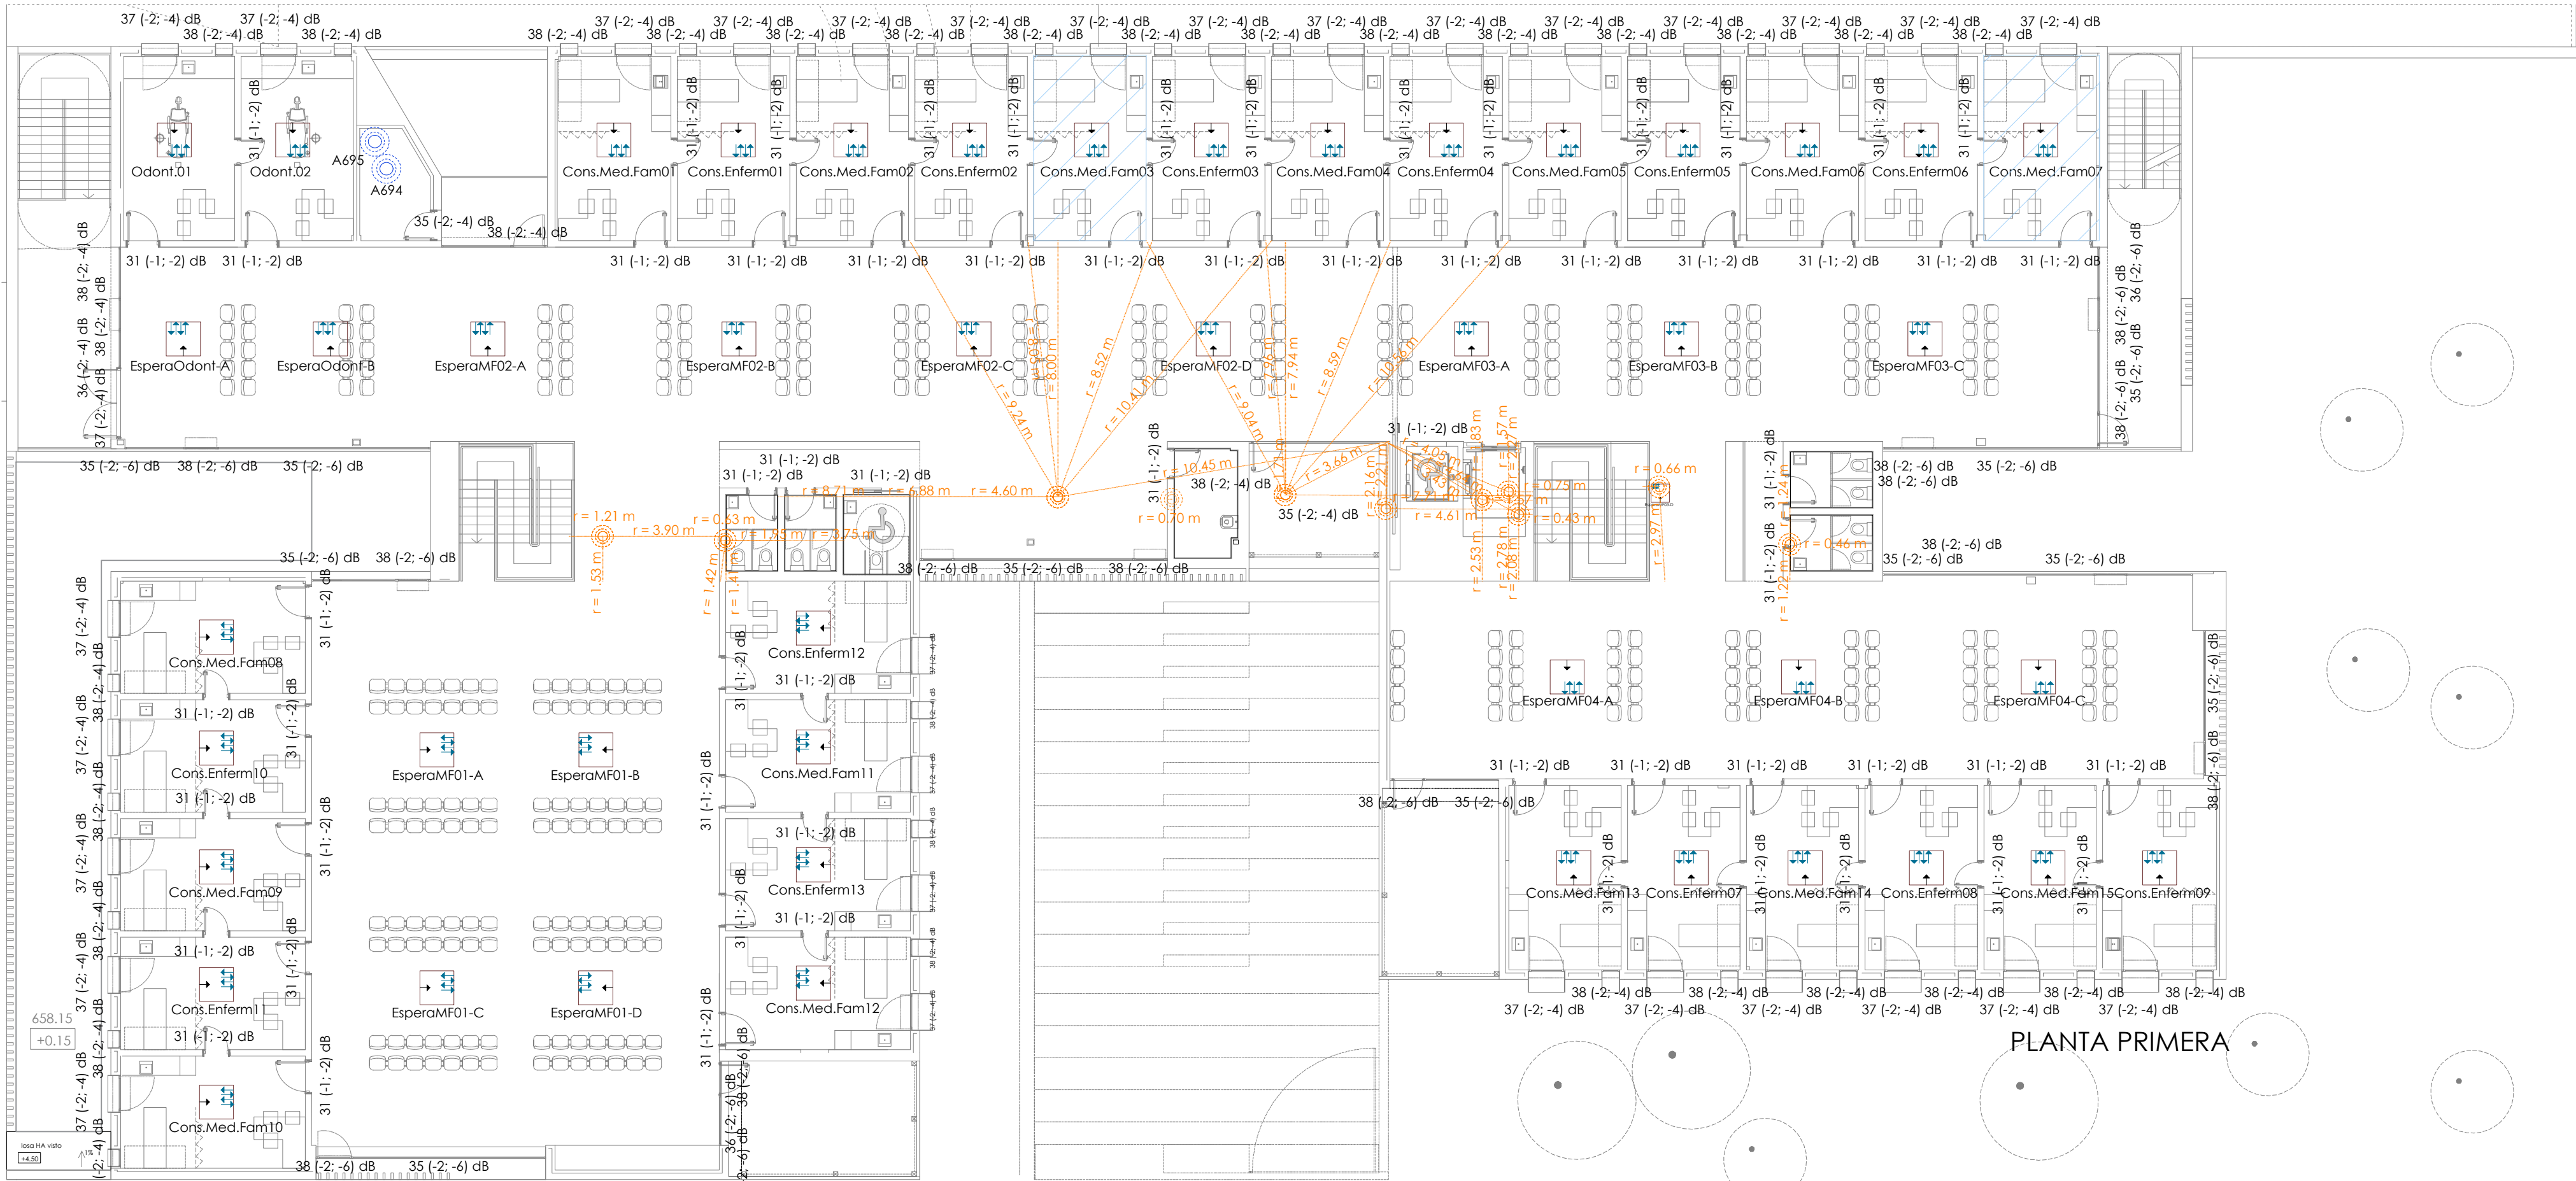

PLANTA PRIMERA

PLANTA SÓTANO


| Ruido aéreo interior vertical | | |
|-------------------------------|-----------------------------------|--------------------------------------|
| Referencia | Recinto receptor | Resultados del cálculo |
| 7 | Escalera Ppal Sótano | DnT,A(Aparcamiento, Sótano) = 48 dBA |
| Separadores | | |
| | Separadores verticales interiores | |

PLANTA BAJA

| Ruido aéreo interior vertical | | |
|---------------------------------|-------------------------------------|--|
| Referencia | Recinto receptor | Resultados del cálculo |
| 1 | S. lactancia | DnT,A(Consulta pediatría 4, Planta baja) = 60 dBA |
| 2 | S. lactancia | DnT,A(Aseo Discap., Planta baja) = 62 dBA |
| 3 | S. Espera2 | DnT,A(Inst. informáticas, Planta baja) = 78 dBA |
| 4 | Aseo Matrona | DnT,A(Zona Tratamiento, Planta baja) = 60 dBA |
| 5 | Aseo Pediatría | DnT,A(Aseo 1 PB, Planta baja) = 64 dBA |
| 6 | Vestuarios M. personal | DnT,A(Inst. informáticas, Planta baja) = 63 dBA |
| Ruido aéreo exterior vertical | | |
| Referencia | Recinto receptor | Resultados del cálculo |
| 1 | S. lactancia | D2m,nT,Atr(Planta baja) = 36 dBA |
| Ruido aéreo interior horizontal | | |
| Referencia | Recinto receptor | Resultados del cálculo |
| 3 | Sala de urgencias | DnT,A(Aparcamiento, Sótano) = 56 dBA |
| 4 | Sala ecografía | DnT,A(Aparcamiento, Sótano) = 58 dBA |
| 5 | Consulta fisioterapia | DnT,A(C. Bombas, Sótano) = 60 dBA |
| 6 | Aseo Matrona | DnT,A(Zona de espera MF04, Planta 1) = 60 dBA |
| 7 | Vestuarios M. personal | DnT,A(Aparcamiento, Sótano) = 58 dBA |
| 8 | Vestuarios F1 | DnT,A(C. Grupo presión. Fontanería, Sótano) = 59 dBA |
| 9 | Aseo 1 PB | DnT,A(Aparcamiento, Sótano) = 57 dBA |
| 10 | Distribuidor tratamiento | DnT,A(C. Grupo presión PCI, Sótano) = 59 dBA |
| Separadores | | |
| | Separadores verticales interiores | |
| | Separadores verticales exteriores | |
| | Separadores horizontales interiores | |

PLANTA PRIMERA

| Ruido aéreo interior horizontal | | |
|---------------------------------|-------------------------------------|--|
| Referencia | Recinto receptor | Resultados del cálculo |
| 1 | Consulta medicina familia 3 | DnT,A(Área administración, Planta baja) = 62 dBA |
| 2 | Consulta medicina familia 7 | DnT,A(Estar personal social, Planta baja) = 64 dBA |
| Separadores | | |
| | Separadores horizontales interiores | |

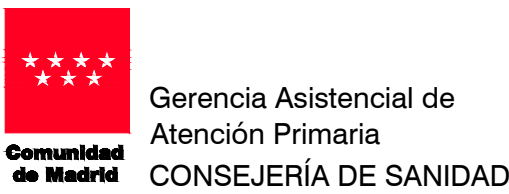

PROYECTO BÁSICO Y DE EJECUCIÓN PARA

CENTRO DE ATENCIÓN PRIMARIA VALDEBEBAS

SITUACIÓN
Avenida Secundino Zuazo 80, Madrid, CP 28055

PLANO

INSTALACIONES. ESTUDIO ACÚSTICO P. 1ª Y CUBIERTA

PROPIEDAD
Unidad de Infraestructuras de la Gerencia Asistencial de Atención Primaria,
Servicio Madrileño de Salud
c/ San Martín de Porres 6, 28035, Madrid

ARQUITECTOS
GEOTECNIA, ESTRUCTURAS Y ARQUITECTURAS S.L.P.
Ignacio Marqués Martínez, Juan Mochales Soto
Israel Barrero Garrido, Carmen Hernández Sánchez

62.IAC02

DINA1

ESCALA 1/150

FECHA julio 2021

REVISADO