


ml CARRIL: 25.74 ml

Nombre del plano:
 SALA DE EXPOSICIONES CANAL DE ISABEL II
 C/ Santa Engracia 125
 Planta Baja - Carriles iluminación

Escala: 1/100
Fecha: Diciembre 2017 **Nº:** 05

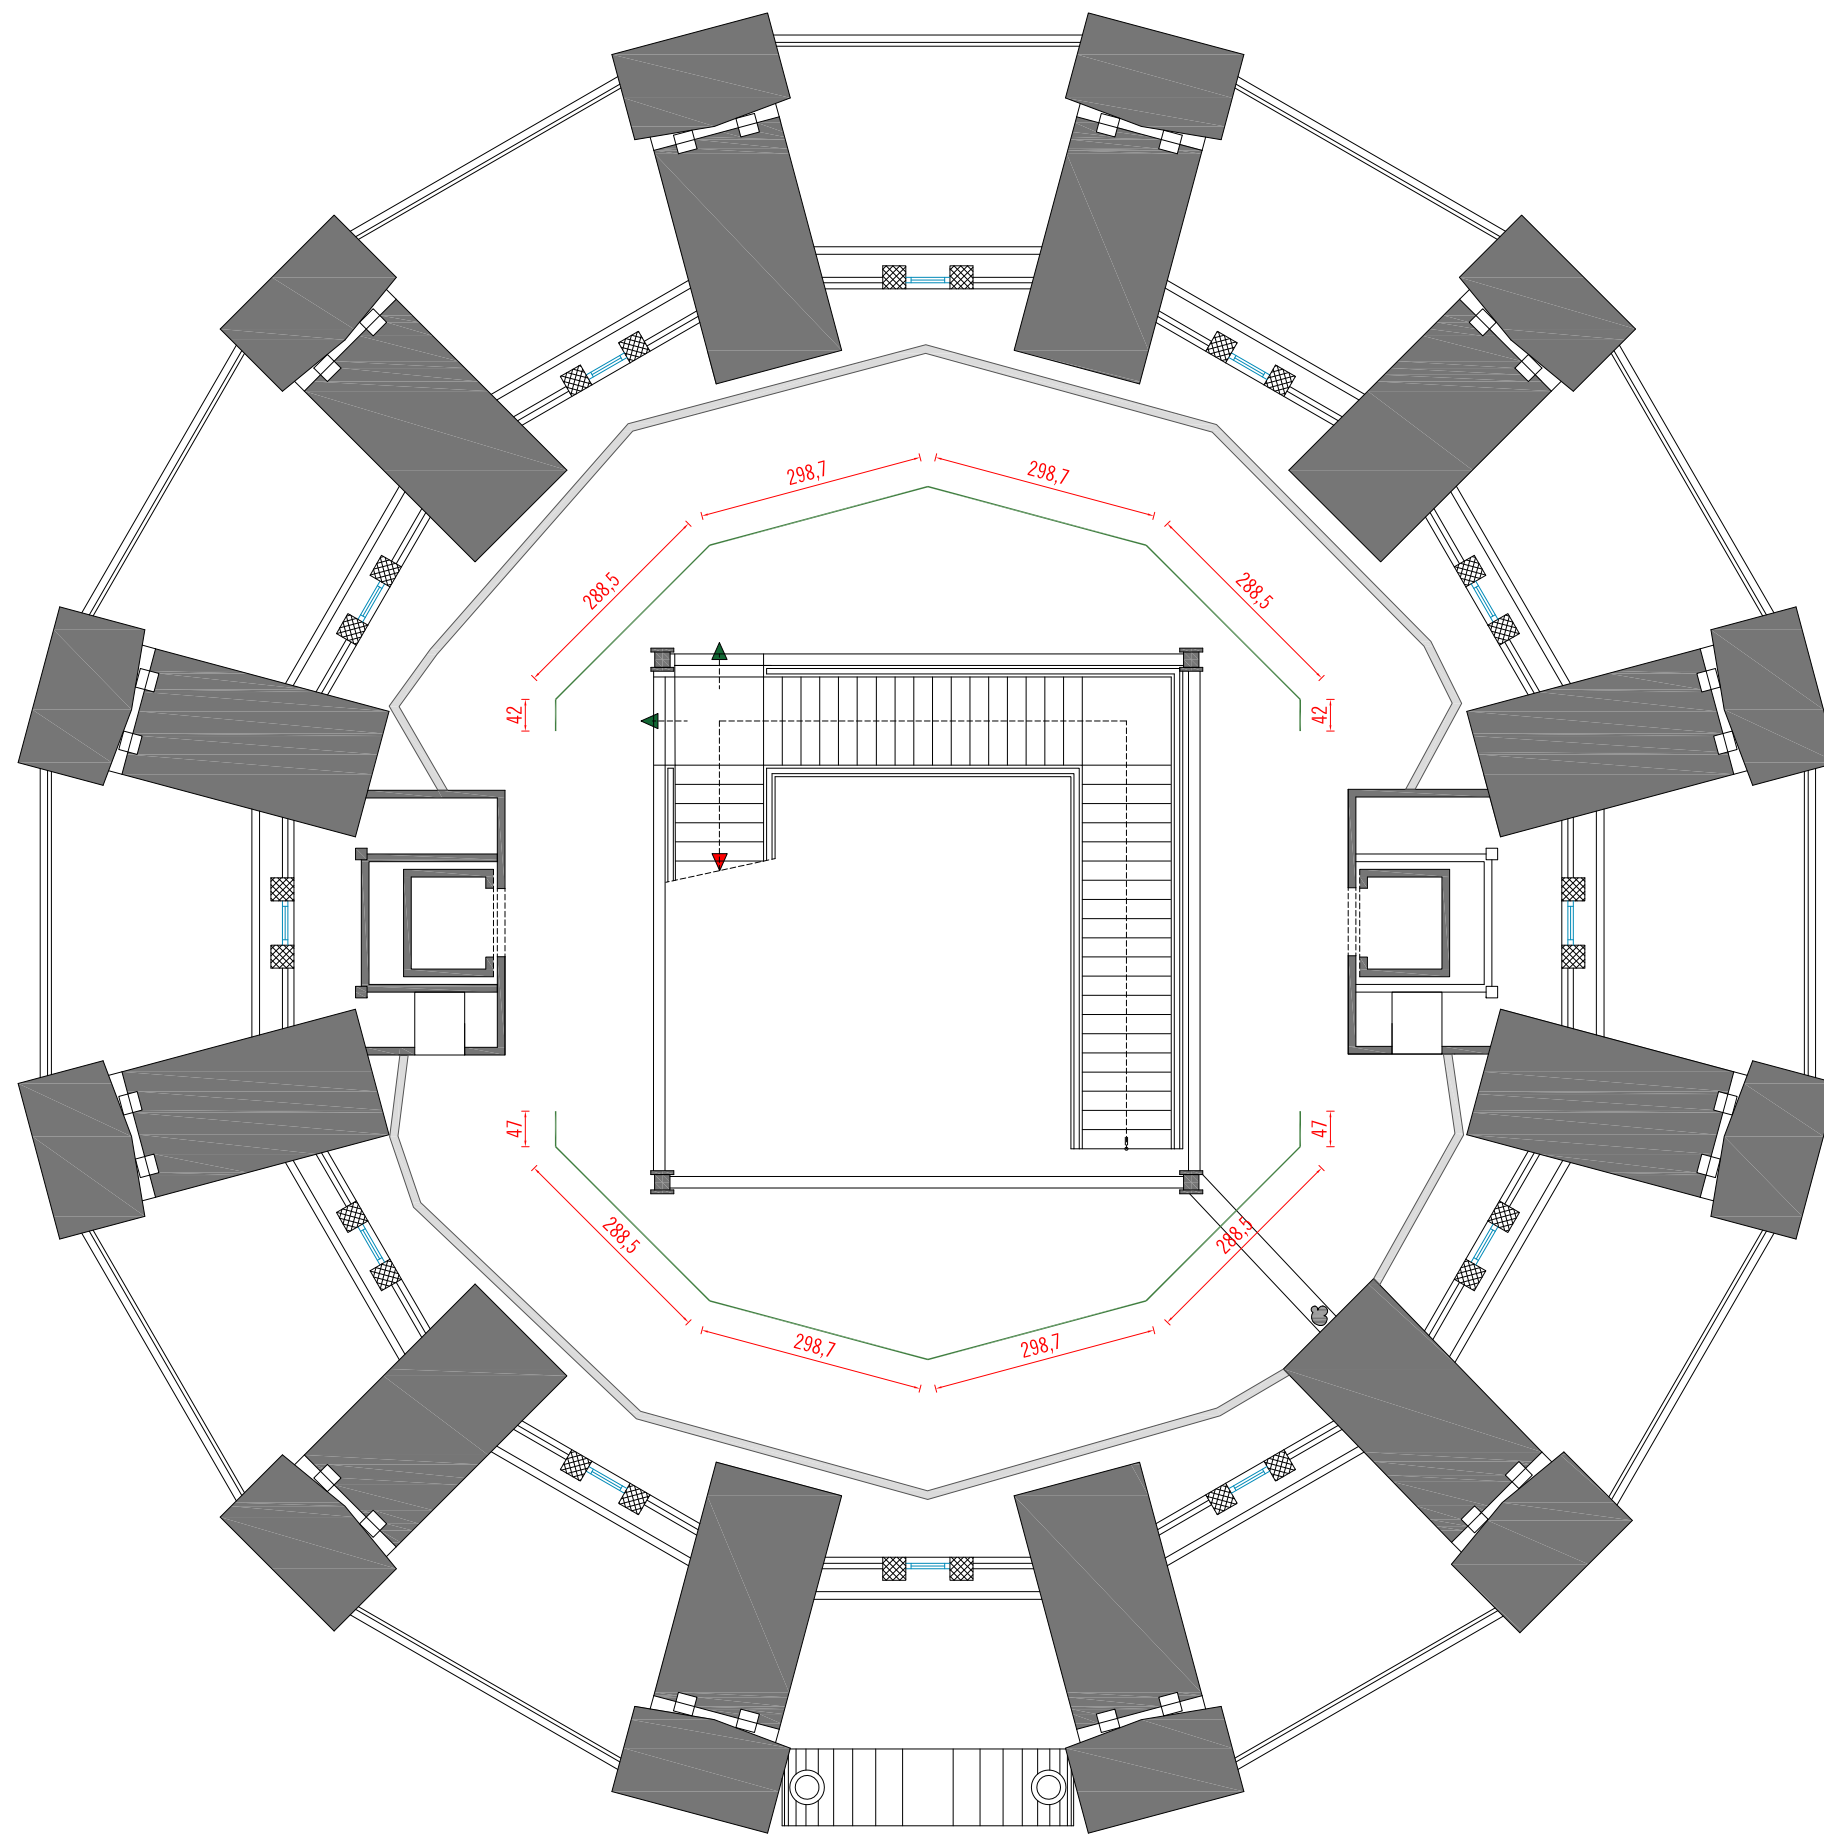


ml CARRIL: 25.26 ml

Nombre del plano:
 SALA DE EXPOSICIONES CANAL DE ISABEL II
 C/ Santa Engracia 125
 Planta Primera - Carriles iluminación

Escala: 1/100

Fecha: Diciembre 2017

Nº: 06

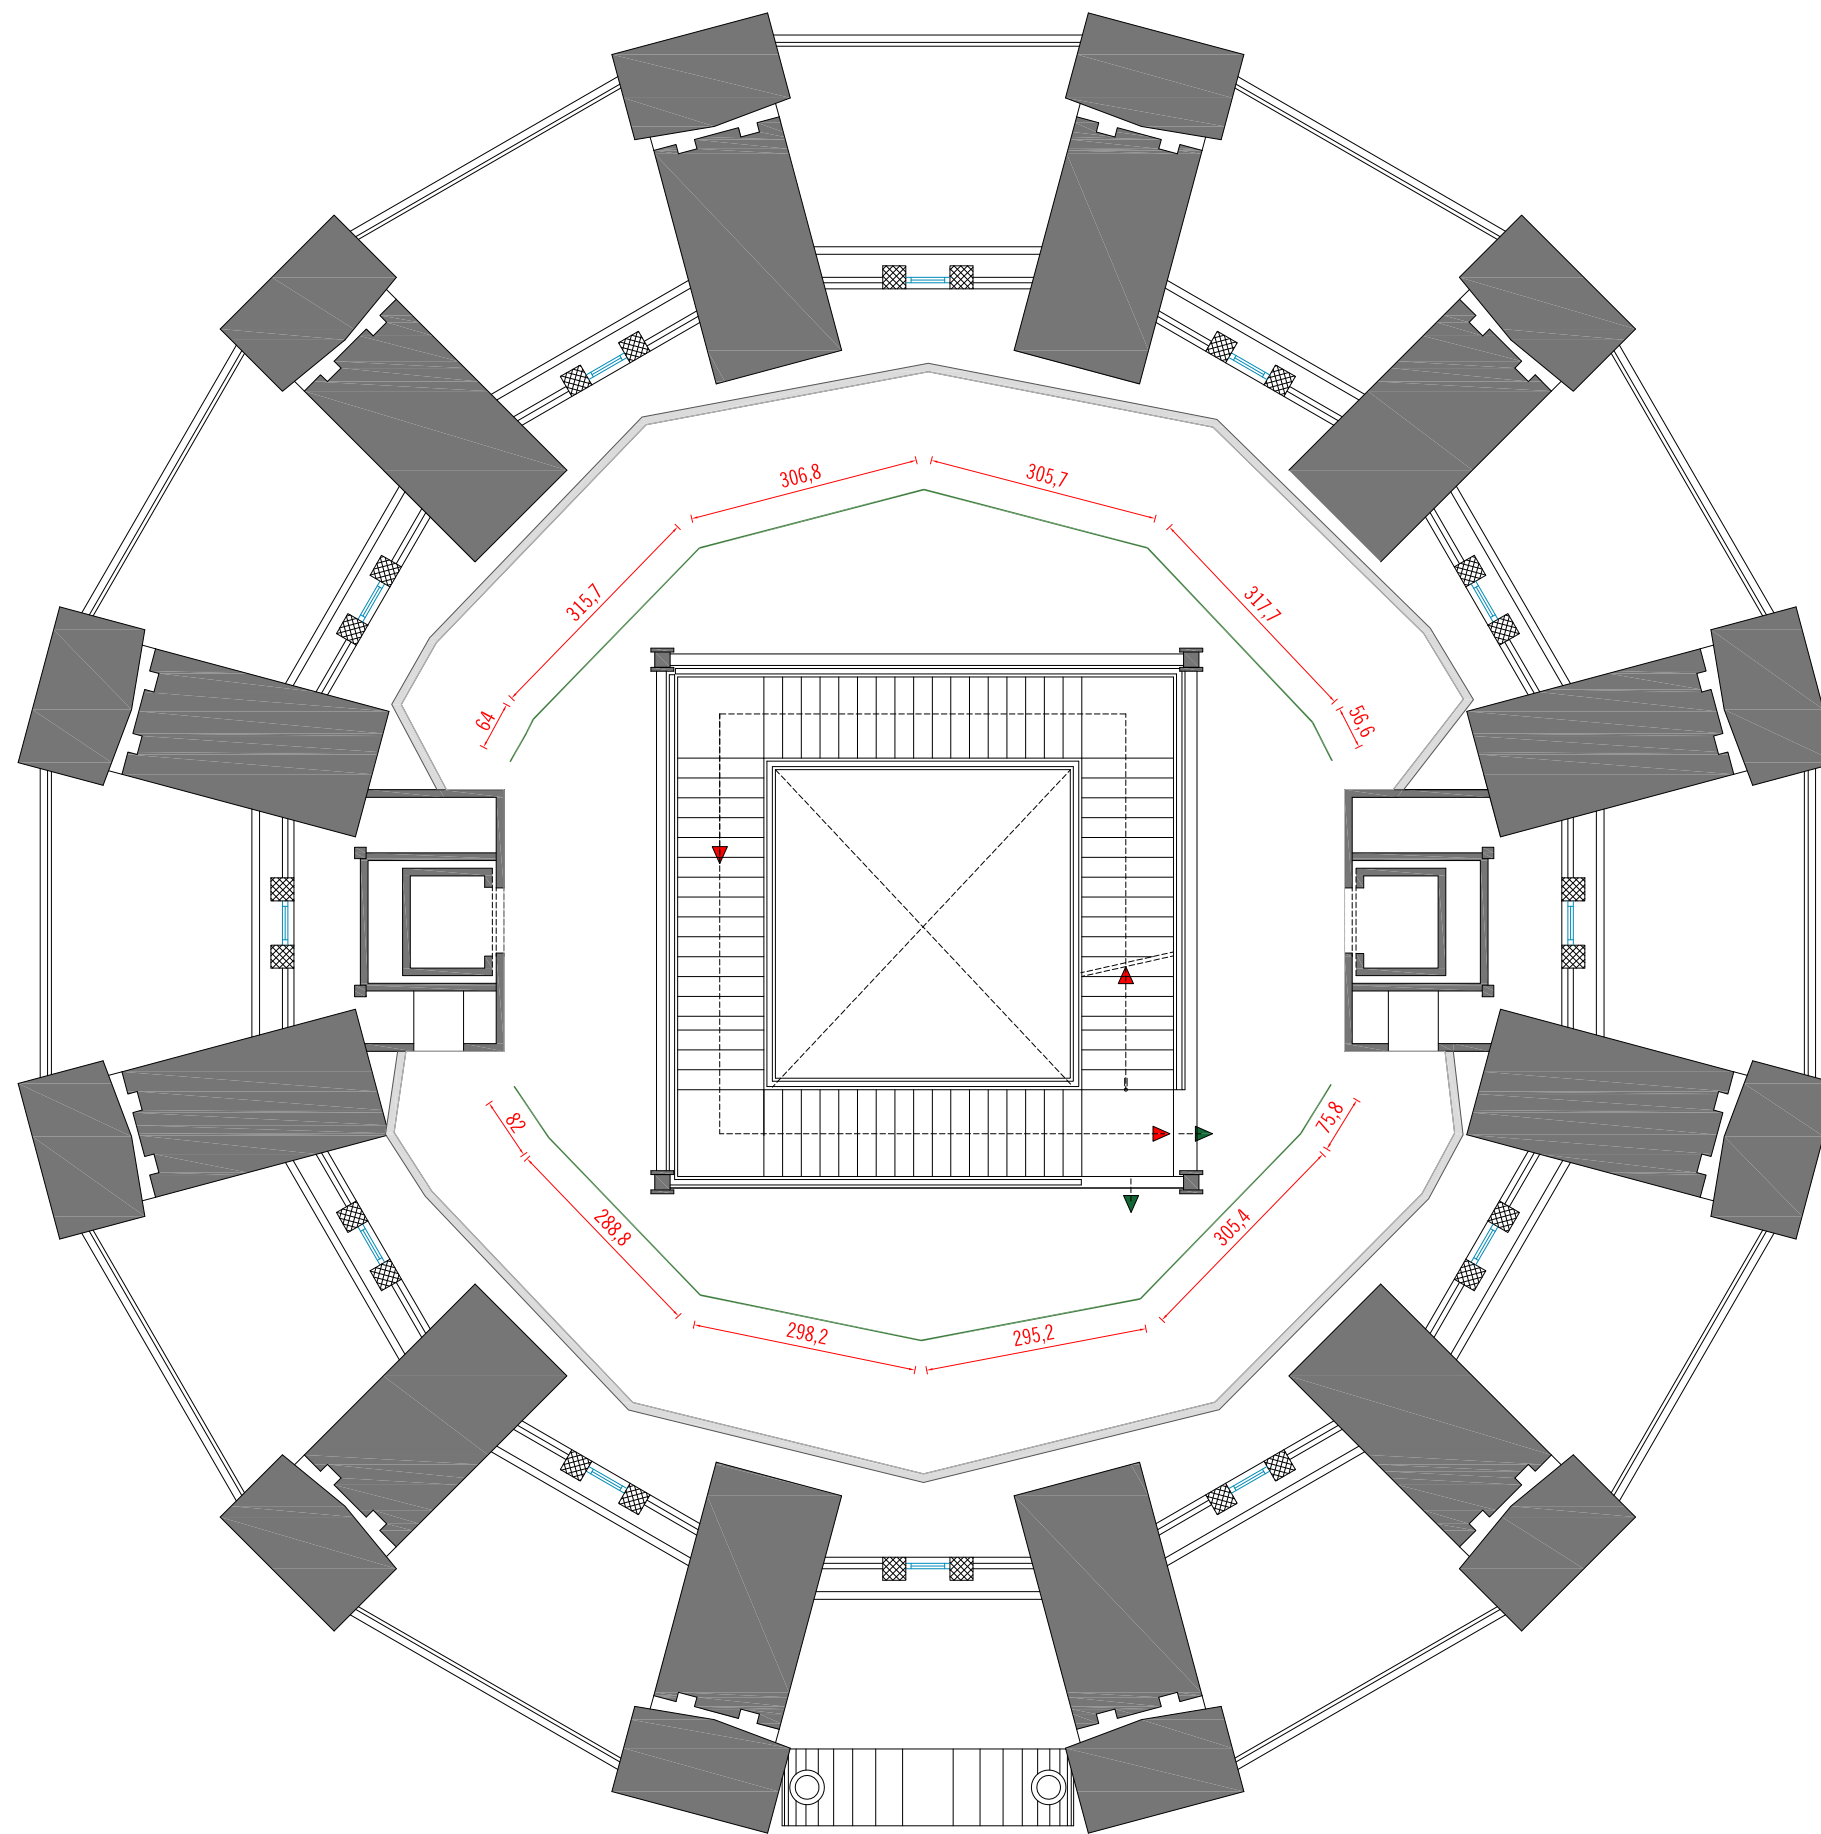


ml CARRIL: 27.11 ml

Nombre del plano:
 SALA DE EXPOSICIONES CANAL DE ISABEL II
 C/ Santa Engracia 125
 Planta Segunda - Carriles iluminación

Escala: 1/100

Fecha: Diciembre 2017

Nº: 07

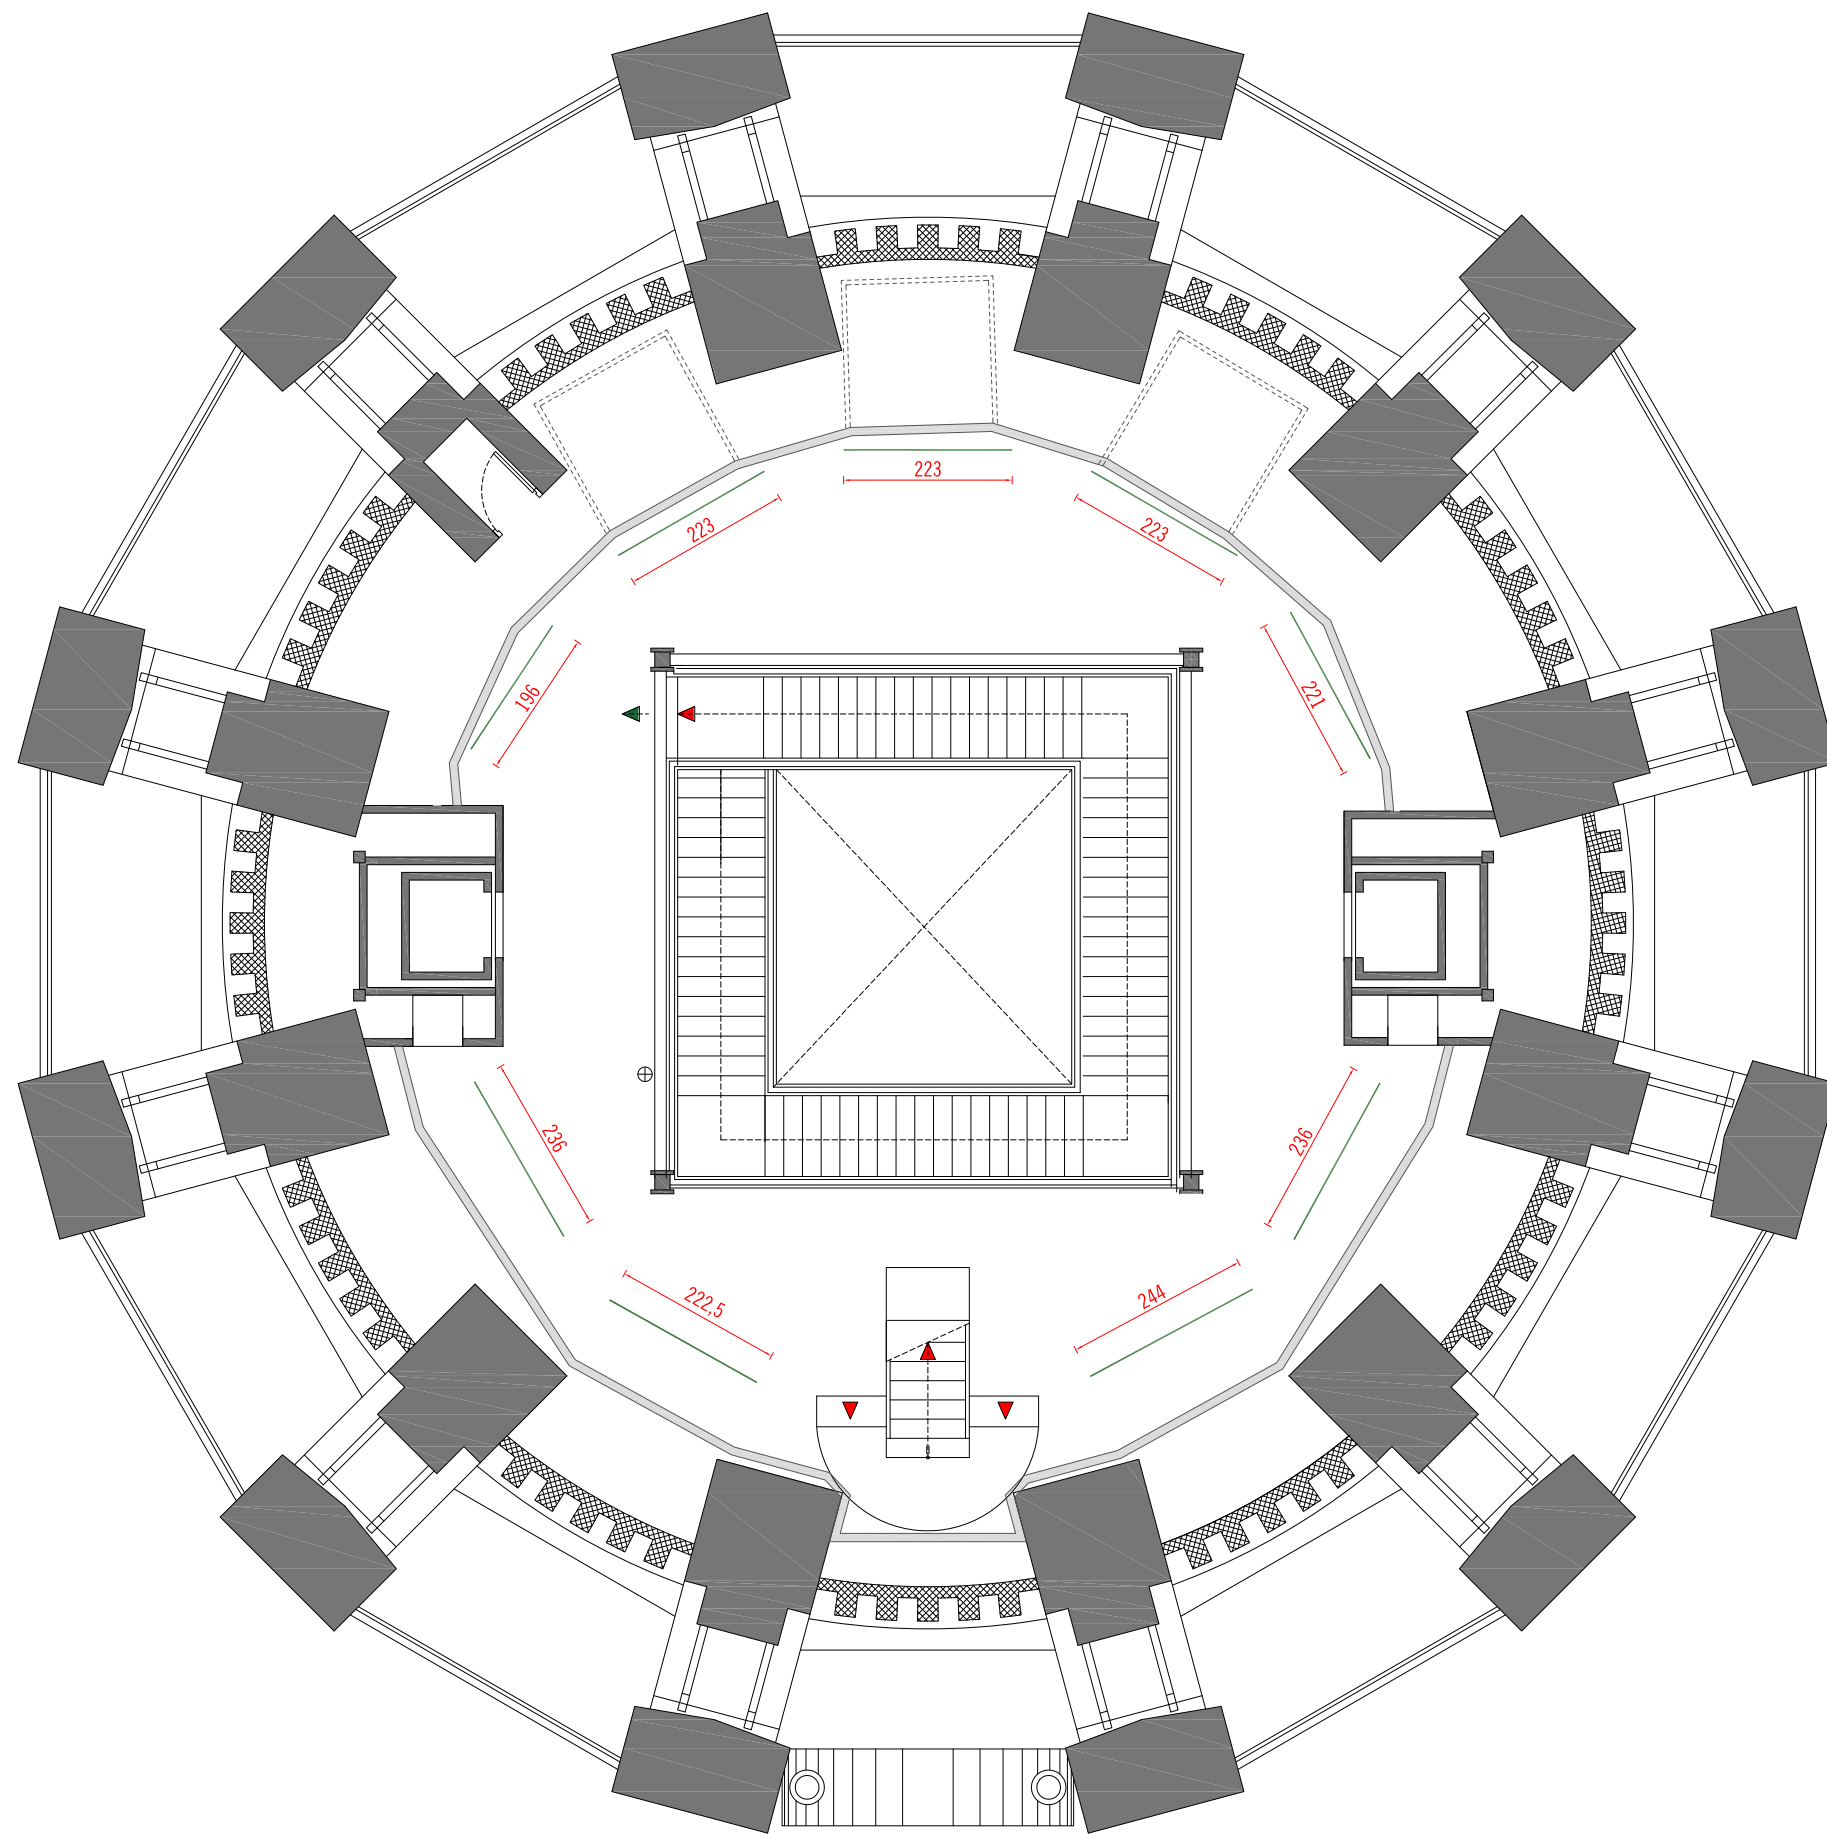

ml CARRIL: 20.24 ml

Nombre del plano:
 SALA DE EXPOSICIONES CANAL DE ISABEL II
 C/ Santa Engracia 125
 Planta Tercera - Carriles iluminación

Escala: 1/100
Fecha: Diciembre 2017 **Nº:** 08